


綜合大樓一層電話、網路、電視平面配置圖
A1:1/200
A3:1/400

注：弱電管線由頂板接至牆體，弱電線路再由牆體穿至各室內。

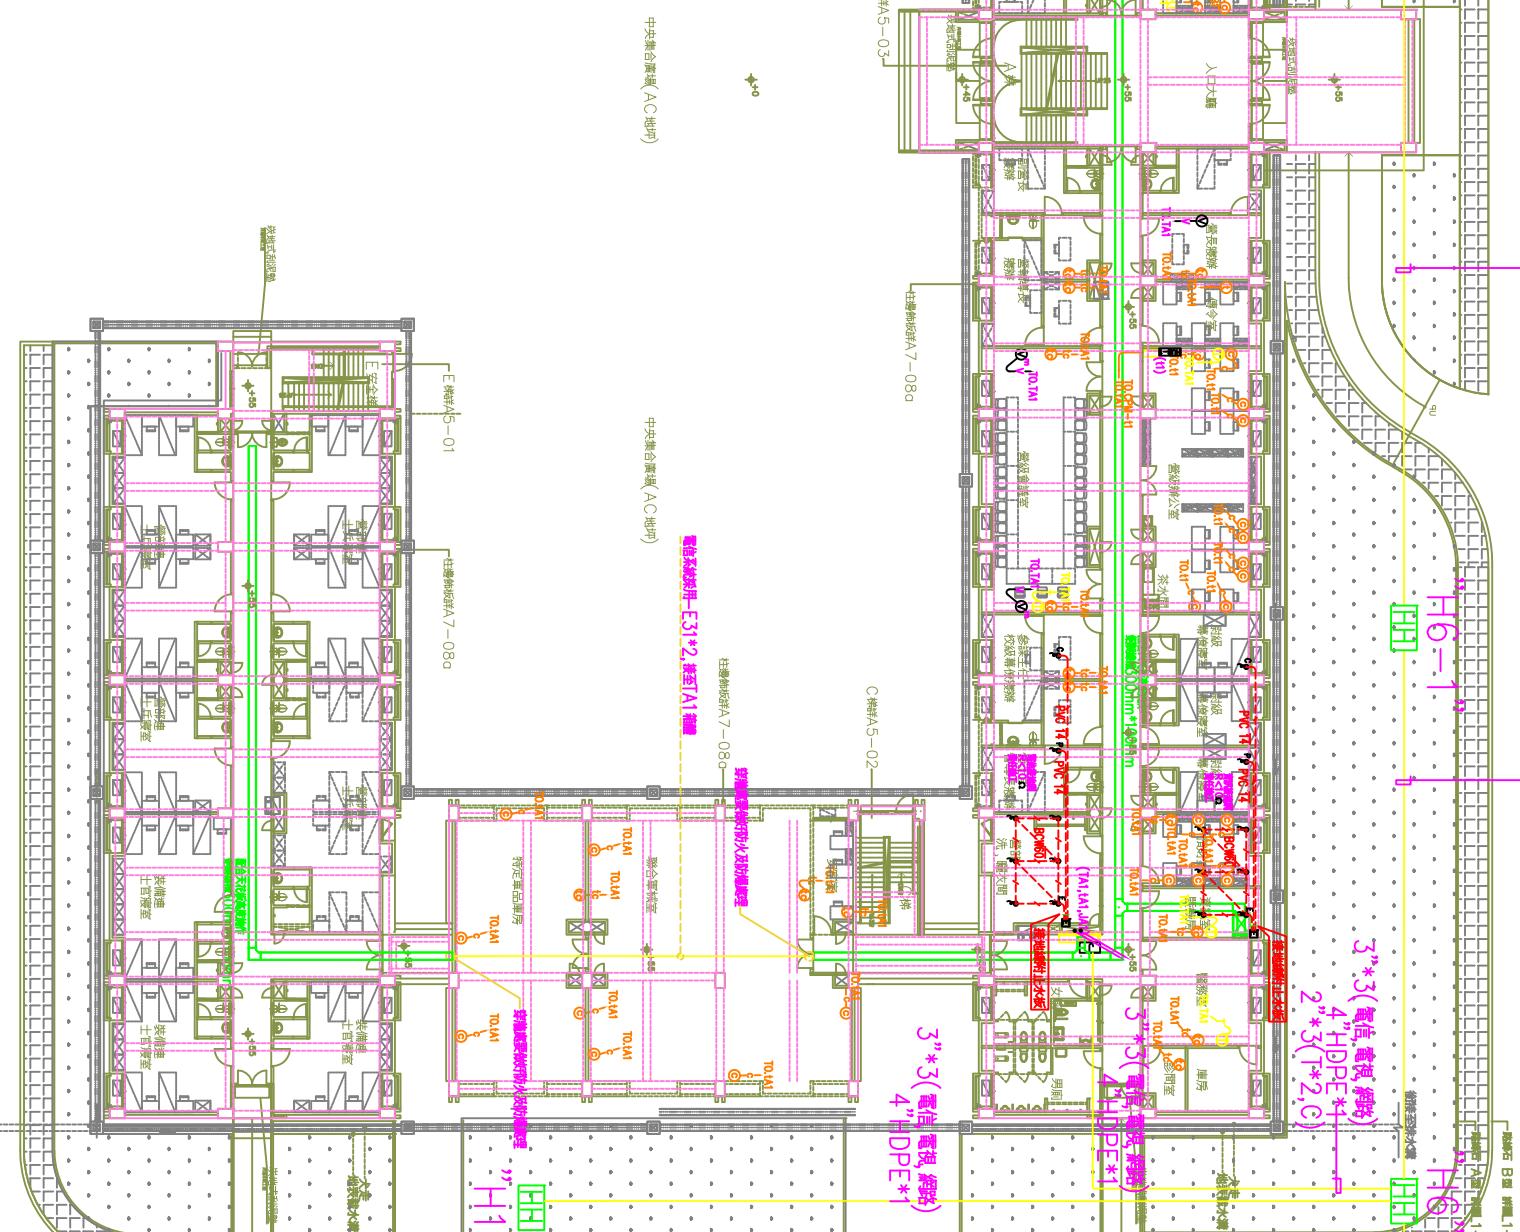

總線至牆板回路

總線至牆板

國防部軍備局工程營產中心 奇勤營區第二階段新建統包工程	亞新工程顧問股份有限公司 簽章/日期	吳嘉翊建築師事務所 簽章/日期	金城營造有限公司 簽章/日期	川美工業股份有限公司 簽章/日期	馮則維建築師事務所 簽章/日期
專管團隊			統包團隊		作業階段 (細部設計第四階段)

圖名	繪圖	校核	日期
綜合大樓 一層電話、網路、電視平面配置圖	設計		

張號	圖號
	EA-10