


圖例	名稱	單位
	1F 電話、網路、電視器具設備表	
	局端電話主機設備	1
	軍民共用電話數位交換機	4
	軍用 資料出線櫃	1
	軍用 電話出線櫃	28
	軍用 電話出線櫃	1
	軍用 電話出線櫃	1
	軍用 電話出線櫃	24
	軍用 電話出線櫃	2
	電話進線 (附基架)(m=架*30cm)	5
	19"-10U 整路機櫃	1
	電話字孔(120*60*90CM)	5
	(軍用) 資料主機	1

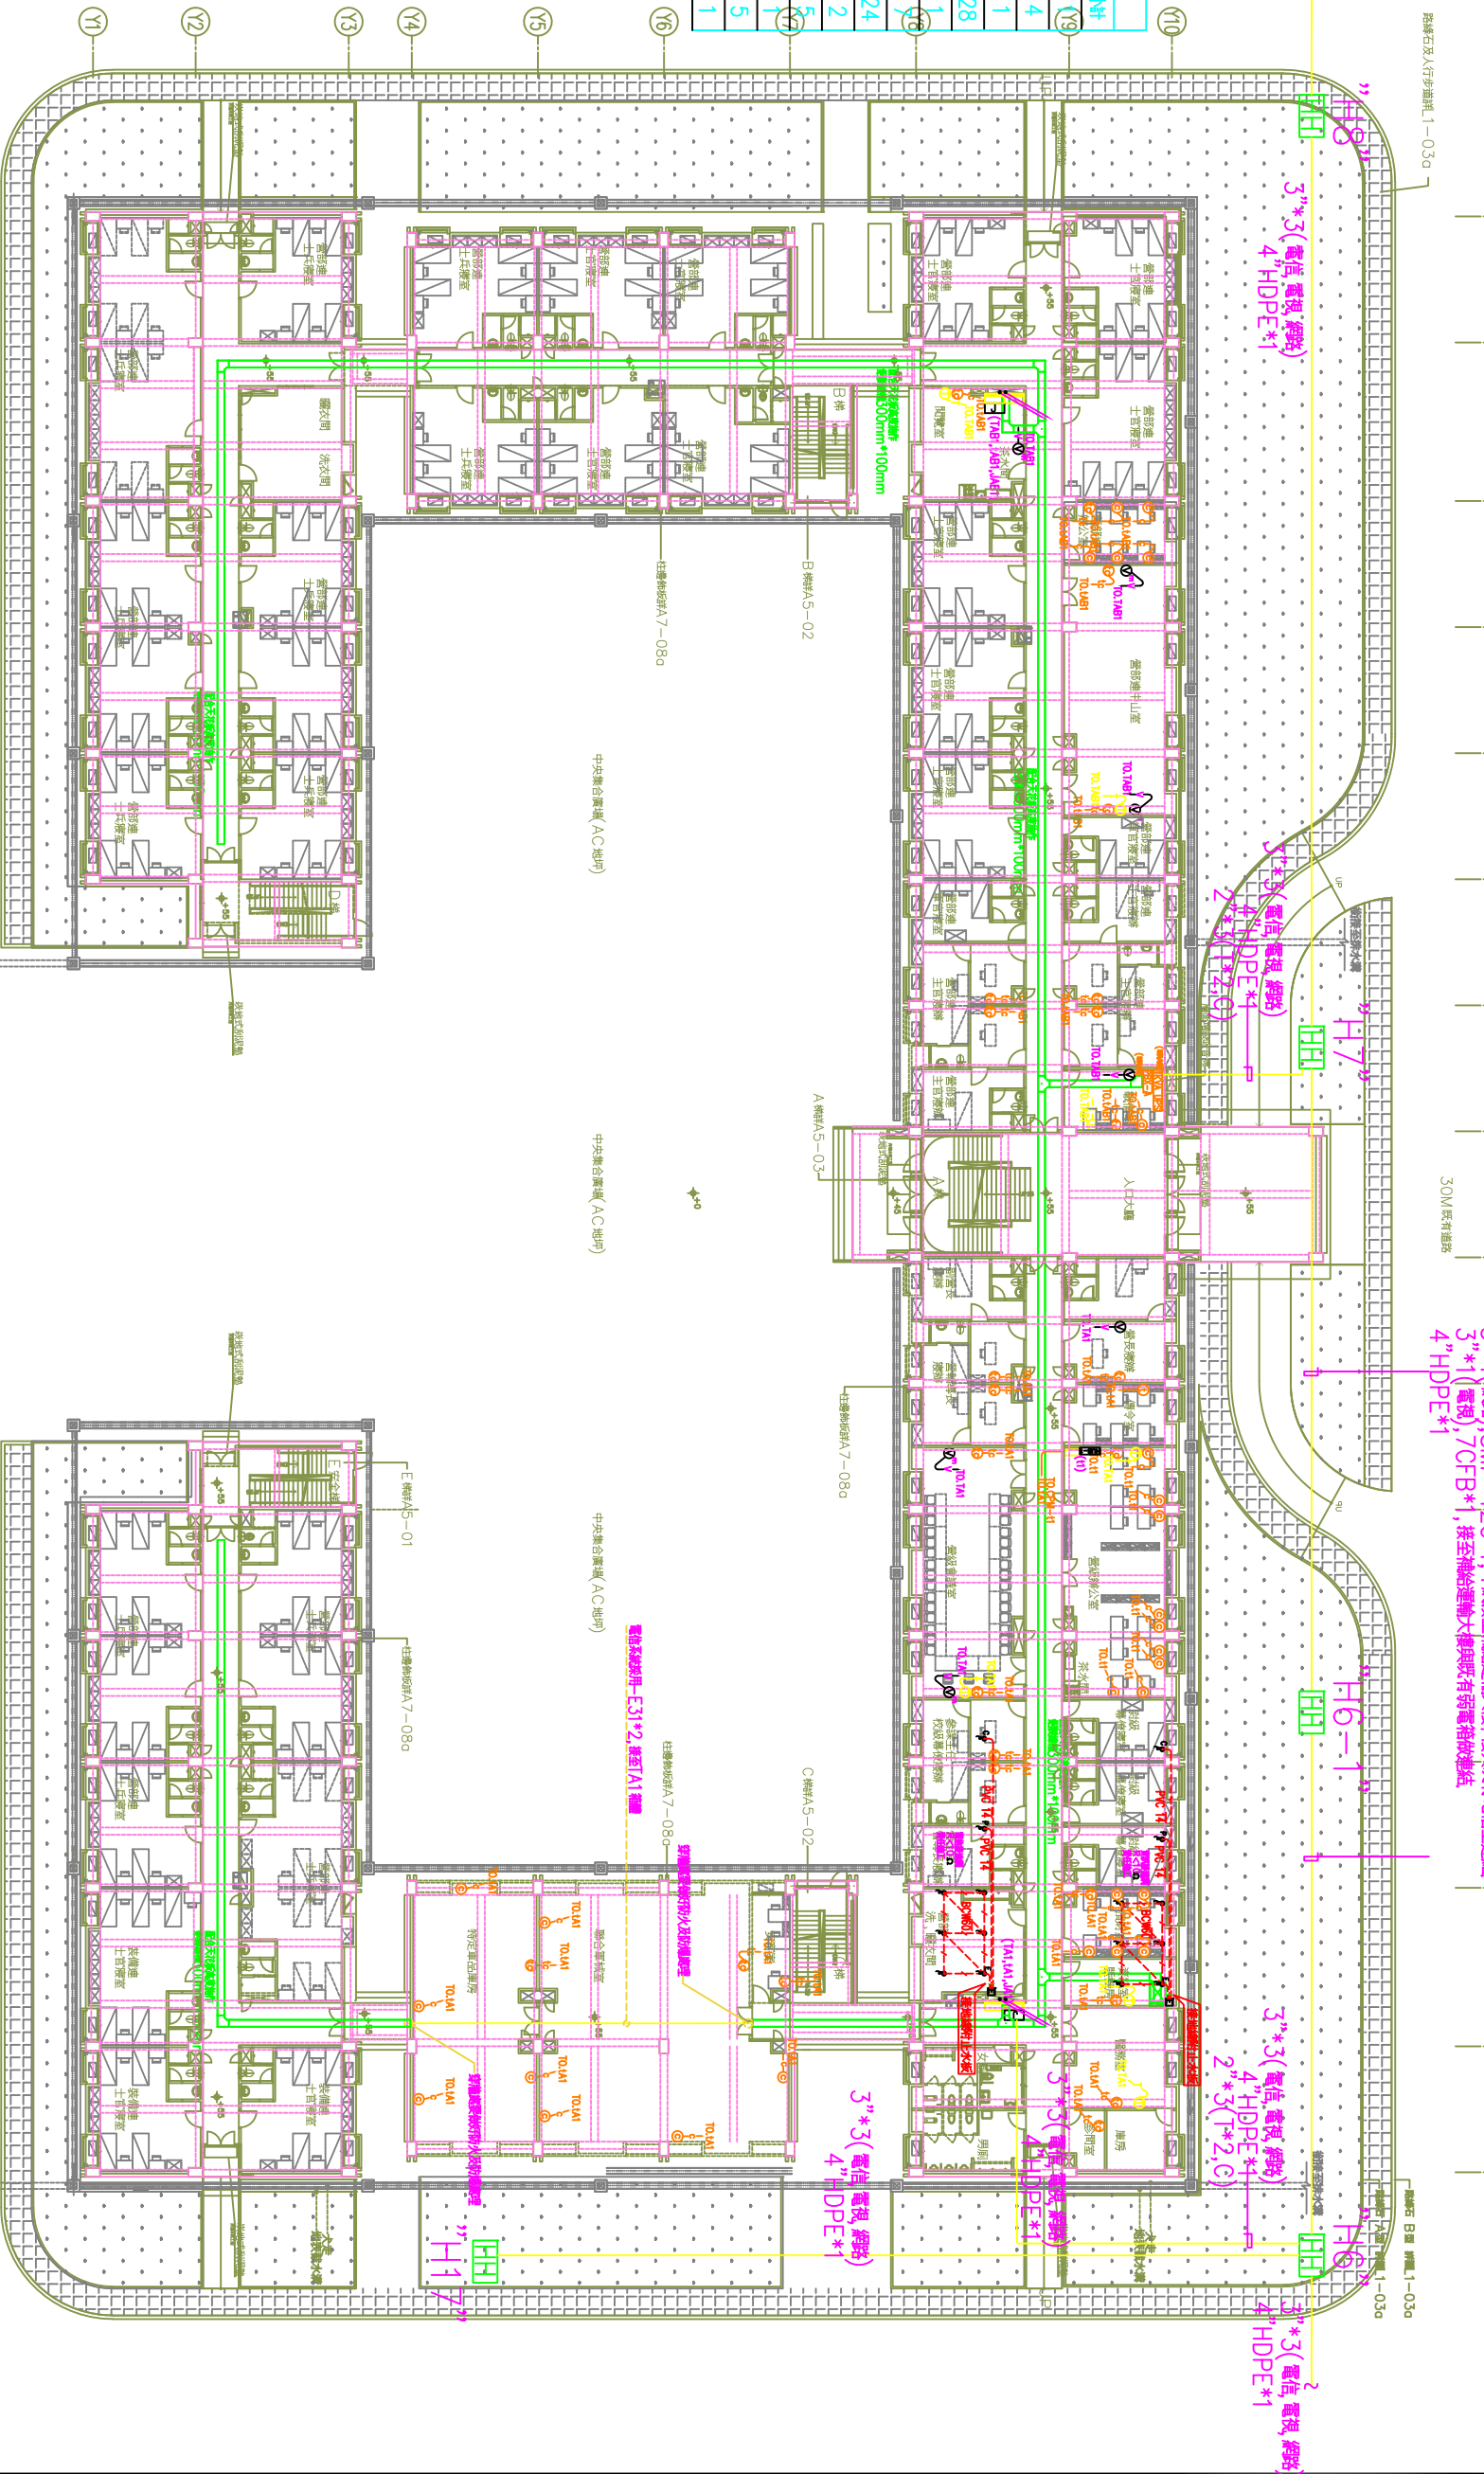

綜合大樓一層電話、網路、電視平面配置圖
A1:1/200
A3:1/400

註：弱電管線路由圖紙後至機櫃，弱電線路由機櫃接至弱電箱櫃



國防部軍備局工程營產中心 育勳營區第二階段新建統包工程	專管團隊	亞新工程顧問股份有限公司 簽署/日期	吳嘉羽建築師事務所 簽署/日期	統包團隊	鑫城營造有限公司 簽署/日期	天昇工程股份有限公司 簽署/日期	川菱工業股份有限公司 簽署/日期	馮別維建築師事務所 簽署/日期	作業階段 (細部設計第四階段)	校核	日期
									圖名 綜合大樓 一層電話、網路、電視平面配置圖	校核	
									圖號 EA-10	設計	