


2F 電話、網路、電視器具數量表		
圖例	名稱	小計
	民線電話主機線箱	2
	軍線電話主機線箱	2
	(軍網) 資訊出線匣	10
	(民網) 電話出線匣	4
	(軍線軍網) 電話、資訊出線匣	12
	電視插座 (附蓋板)(m=板x30cm)	6

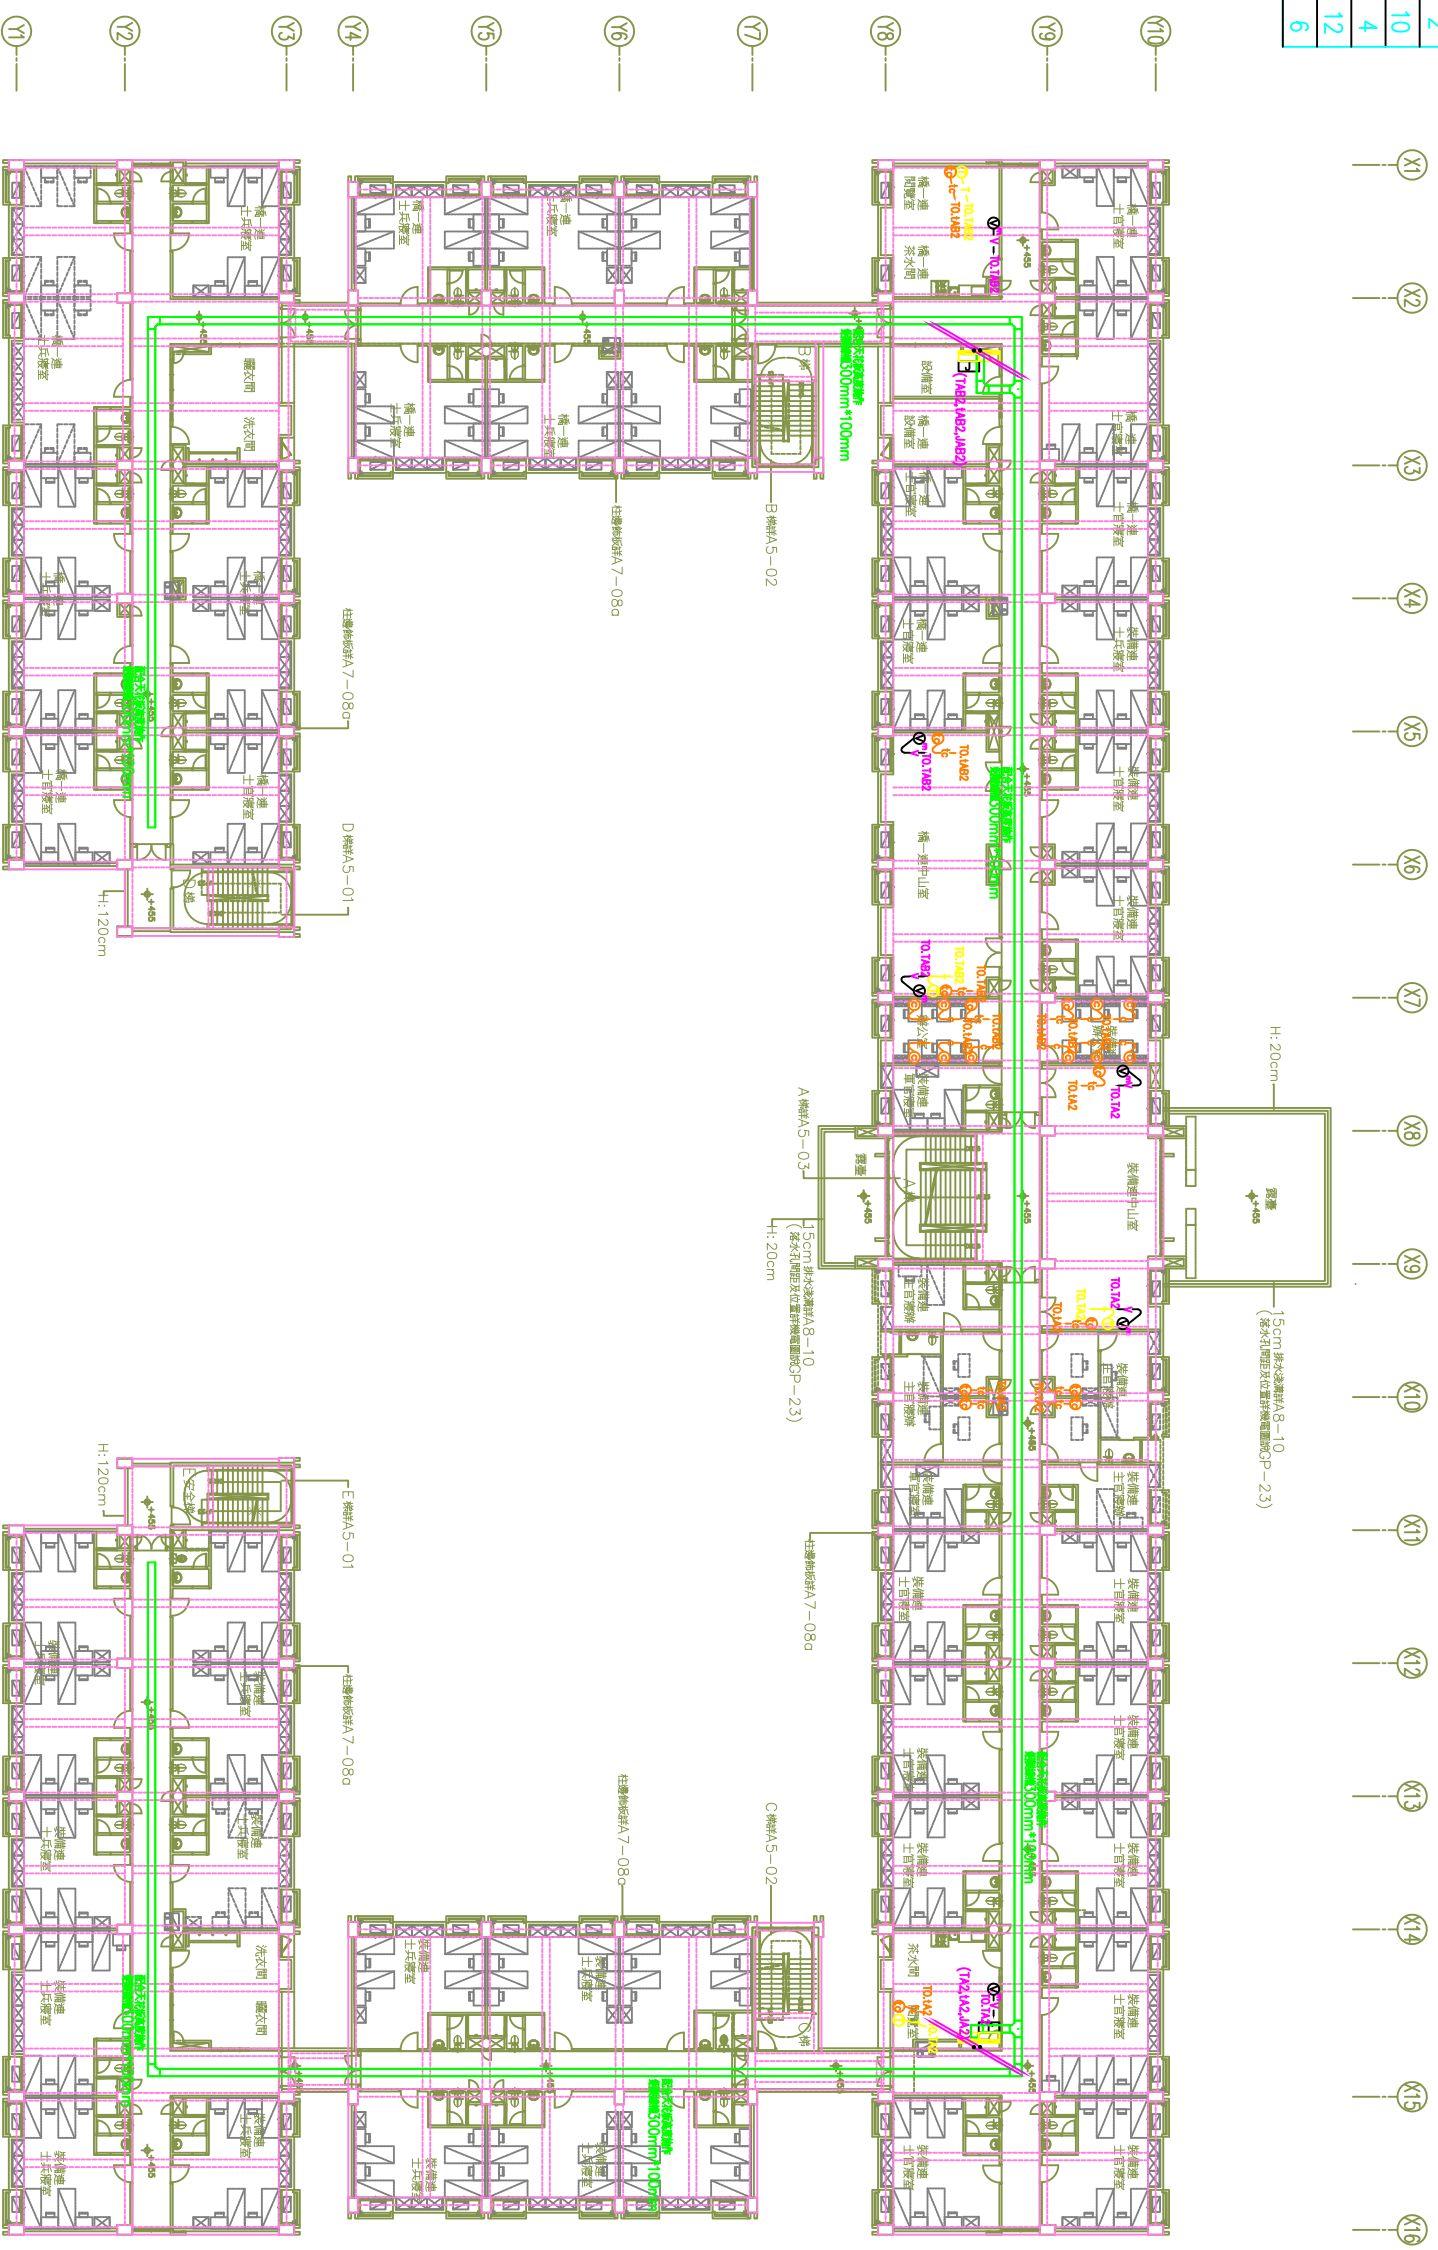

綜合大樓二層電話、網路、電視平面配置圖
A1:1/200
A3:1/400
註：弱電管線路由頂版接至線槽，弱電線路由線槽接至弱電箱體。

國防部軍備局工程營產中心 育勤營區第二階段新建統包工程	亞新工程顧問股份有限公司 簽署/日期	吳嘉羽建築師事務所 簽署/日期	鑫城營造有限公司 簽署/日期	天汗工程股份有限公司 簽署/日期	川菱工業股份有限公司 簽署/日期	馮別維建築師事務所 簽署/日期	作業階段 (細部設計第四階段)	圖名 綜合大樓 二層電話、網路、電視平面配置圖	校核 日期	設計 日期
專管團隊	統包團隊	統包團隊	統包團隊	統包團隊	統包團隊	統包團隊		張數		圖號 EA-11