


3F 電話、網路、電視器具數量表		
圖例	名稱	ANF
	層樓電話主幹線箱	2
	層樓電話主幹線箱	2
	(單網) 資訊出線櫃	5
	(民線) 電話出線櫃	4
	(單線單網) 電話、資訊出線櫃	14
	電源插座 (附蓋板)(m=板x30cm)	5

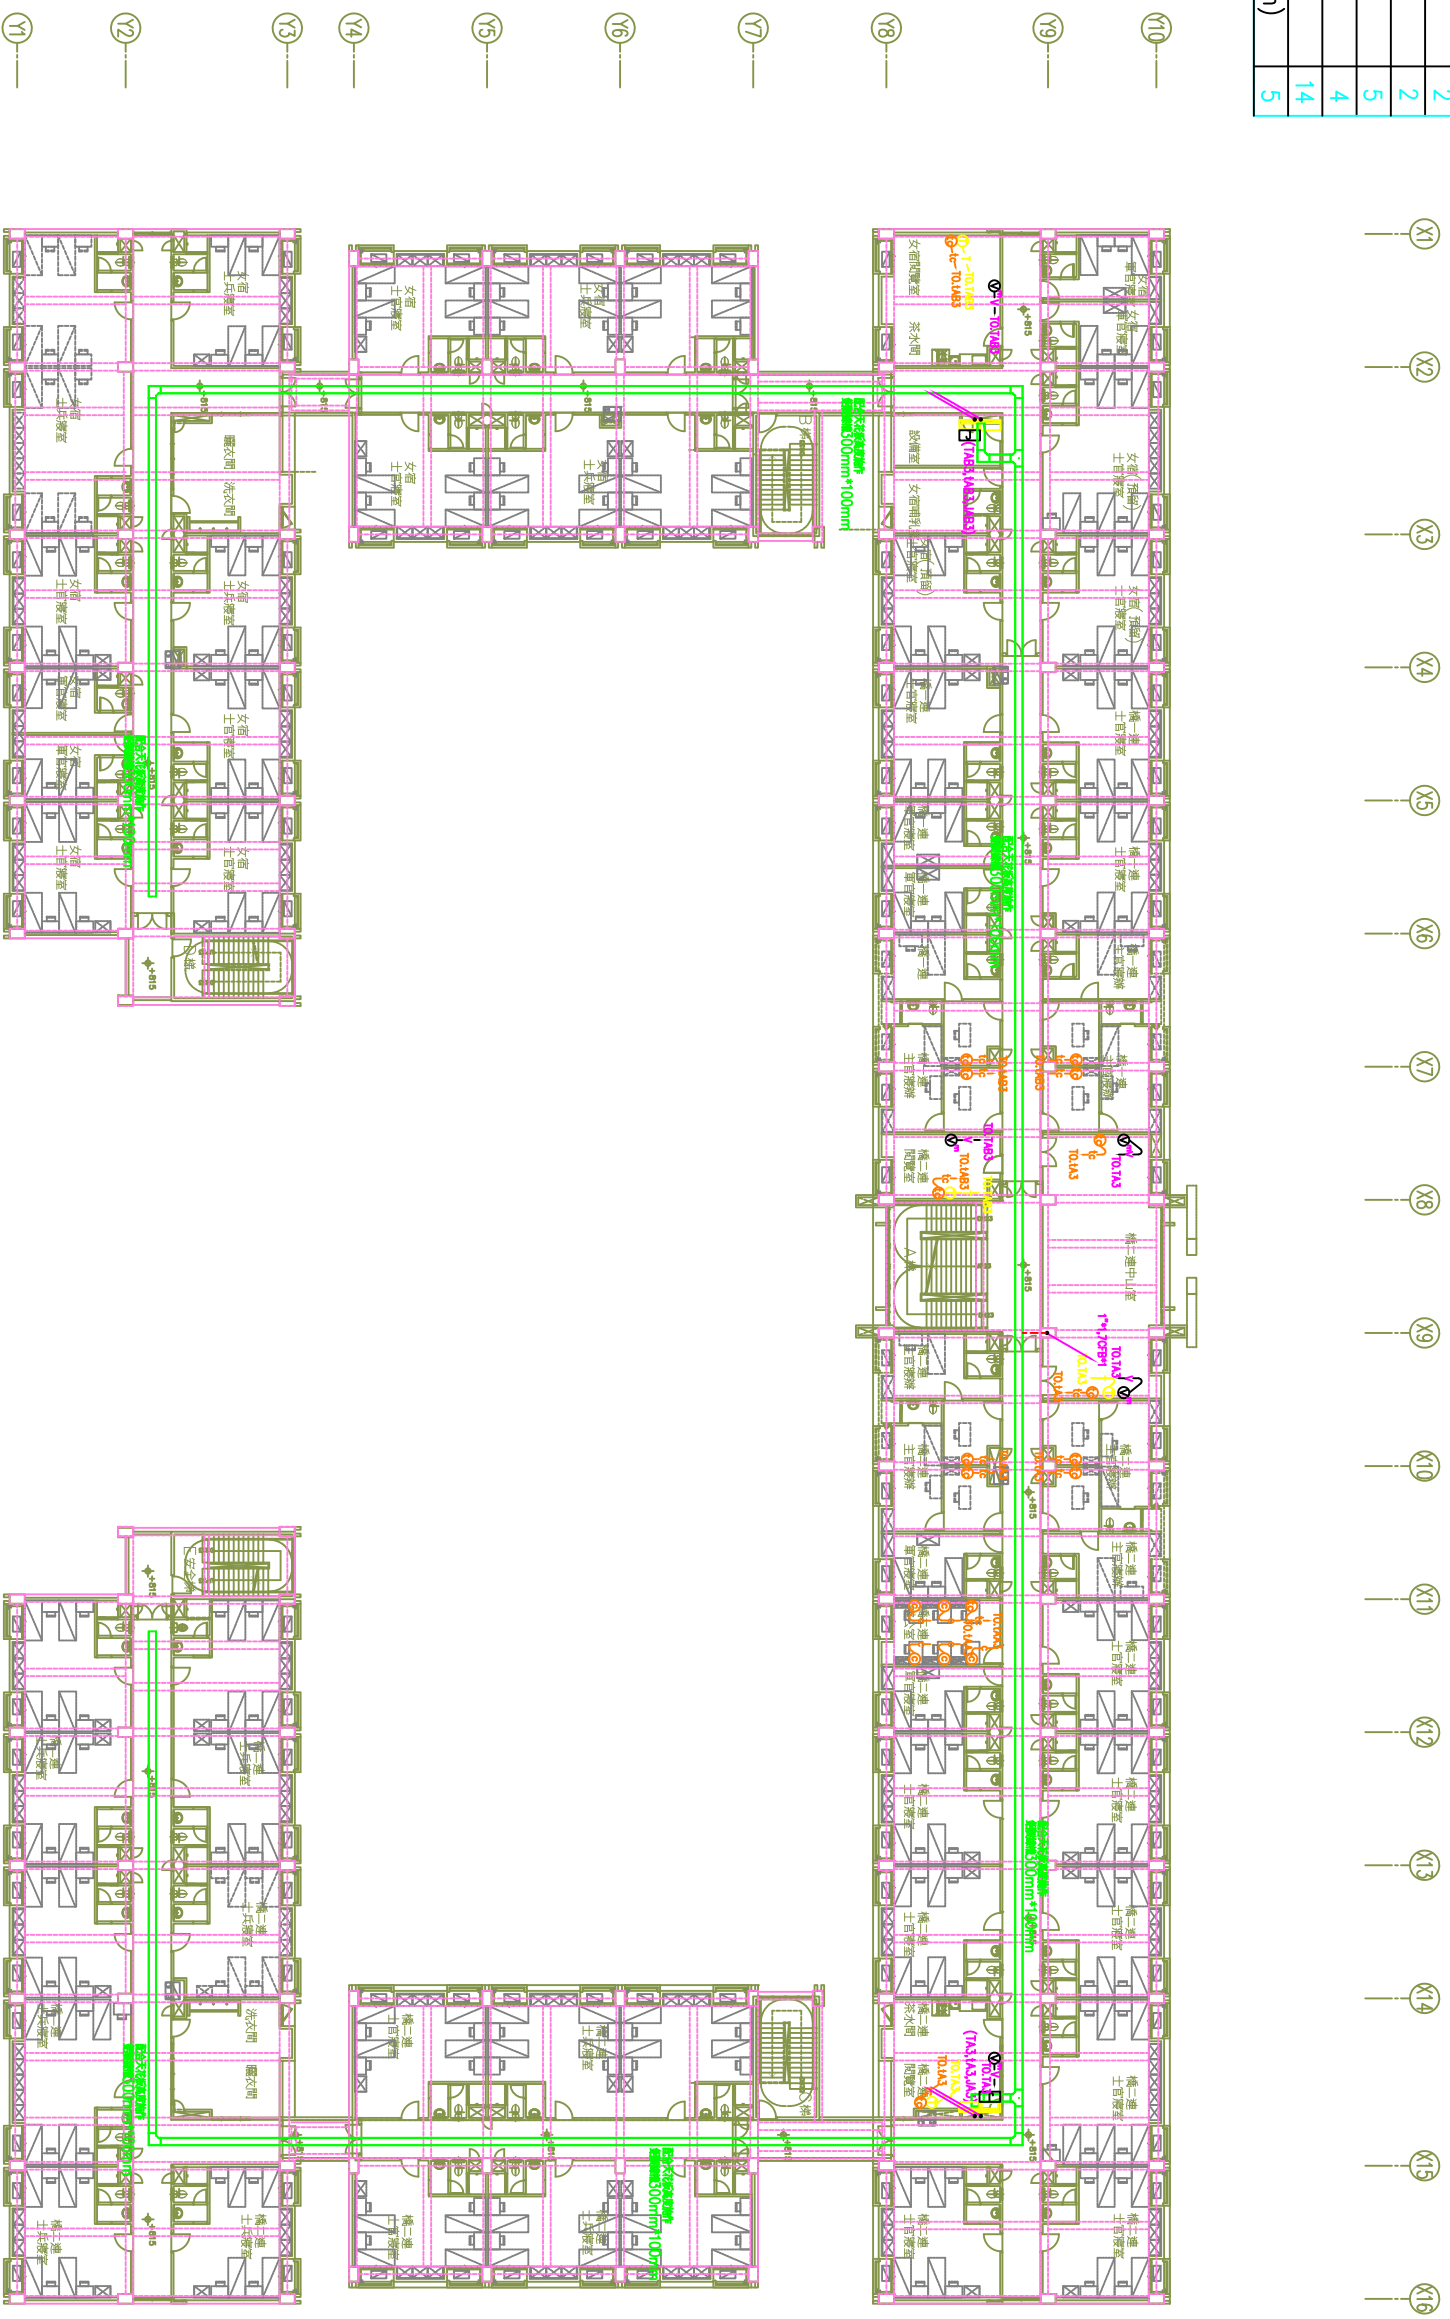

綜合大樓三層電話、網路、電視平面配置圖  
 A1:1/200  
 A3:1/400

註：弱電管線路由頂版接至線槽，弱電線路再由線槽接至弱電箱體

國防部軍備局工程營產中心 育勤營區第二階段新建統包工程	專案團隊	亞新工程顧問股份有限公司 簽署/日期	吳嘉羽建築師事務所 簽署/日期	統包團隊	鑫城營造有限公司 簽署/日期	天汗工程股份有限公司 簽署/日期	川菱工業股份有限公司 簽署/日期	馮別維建築師事務所 簽署/日期	作業階段 (細部設計第四階段)	圖名 綜合大樓 三層電話、網路、電視平面配置圖	核准	日期
										繪圖 張欽		
										設計 張欽		圖號 EA-12