


R1F 電話 網路 電視器具數量表		
圖例	名稱	小計
	數位電話不銹鋼天線 是固定安裝 2M 高不銹鋼固定架	1

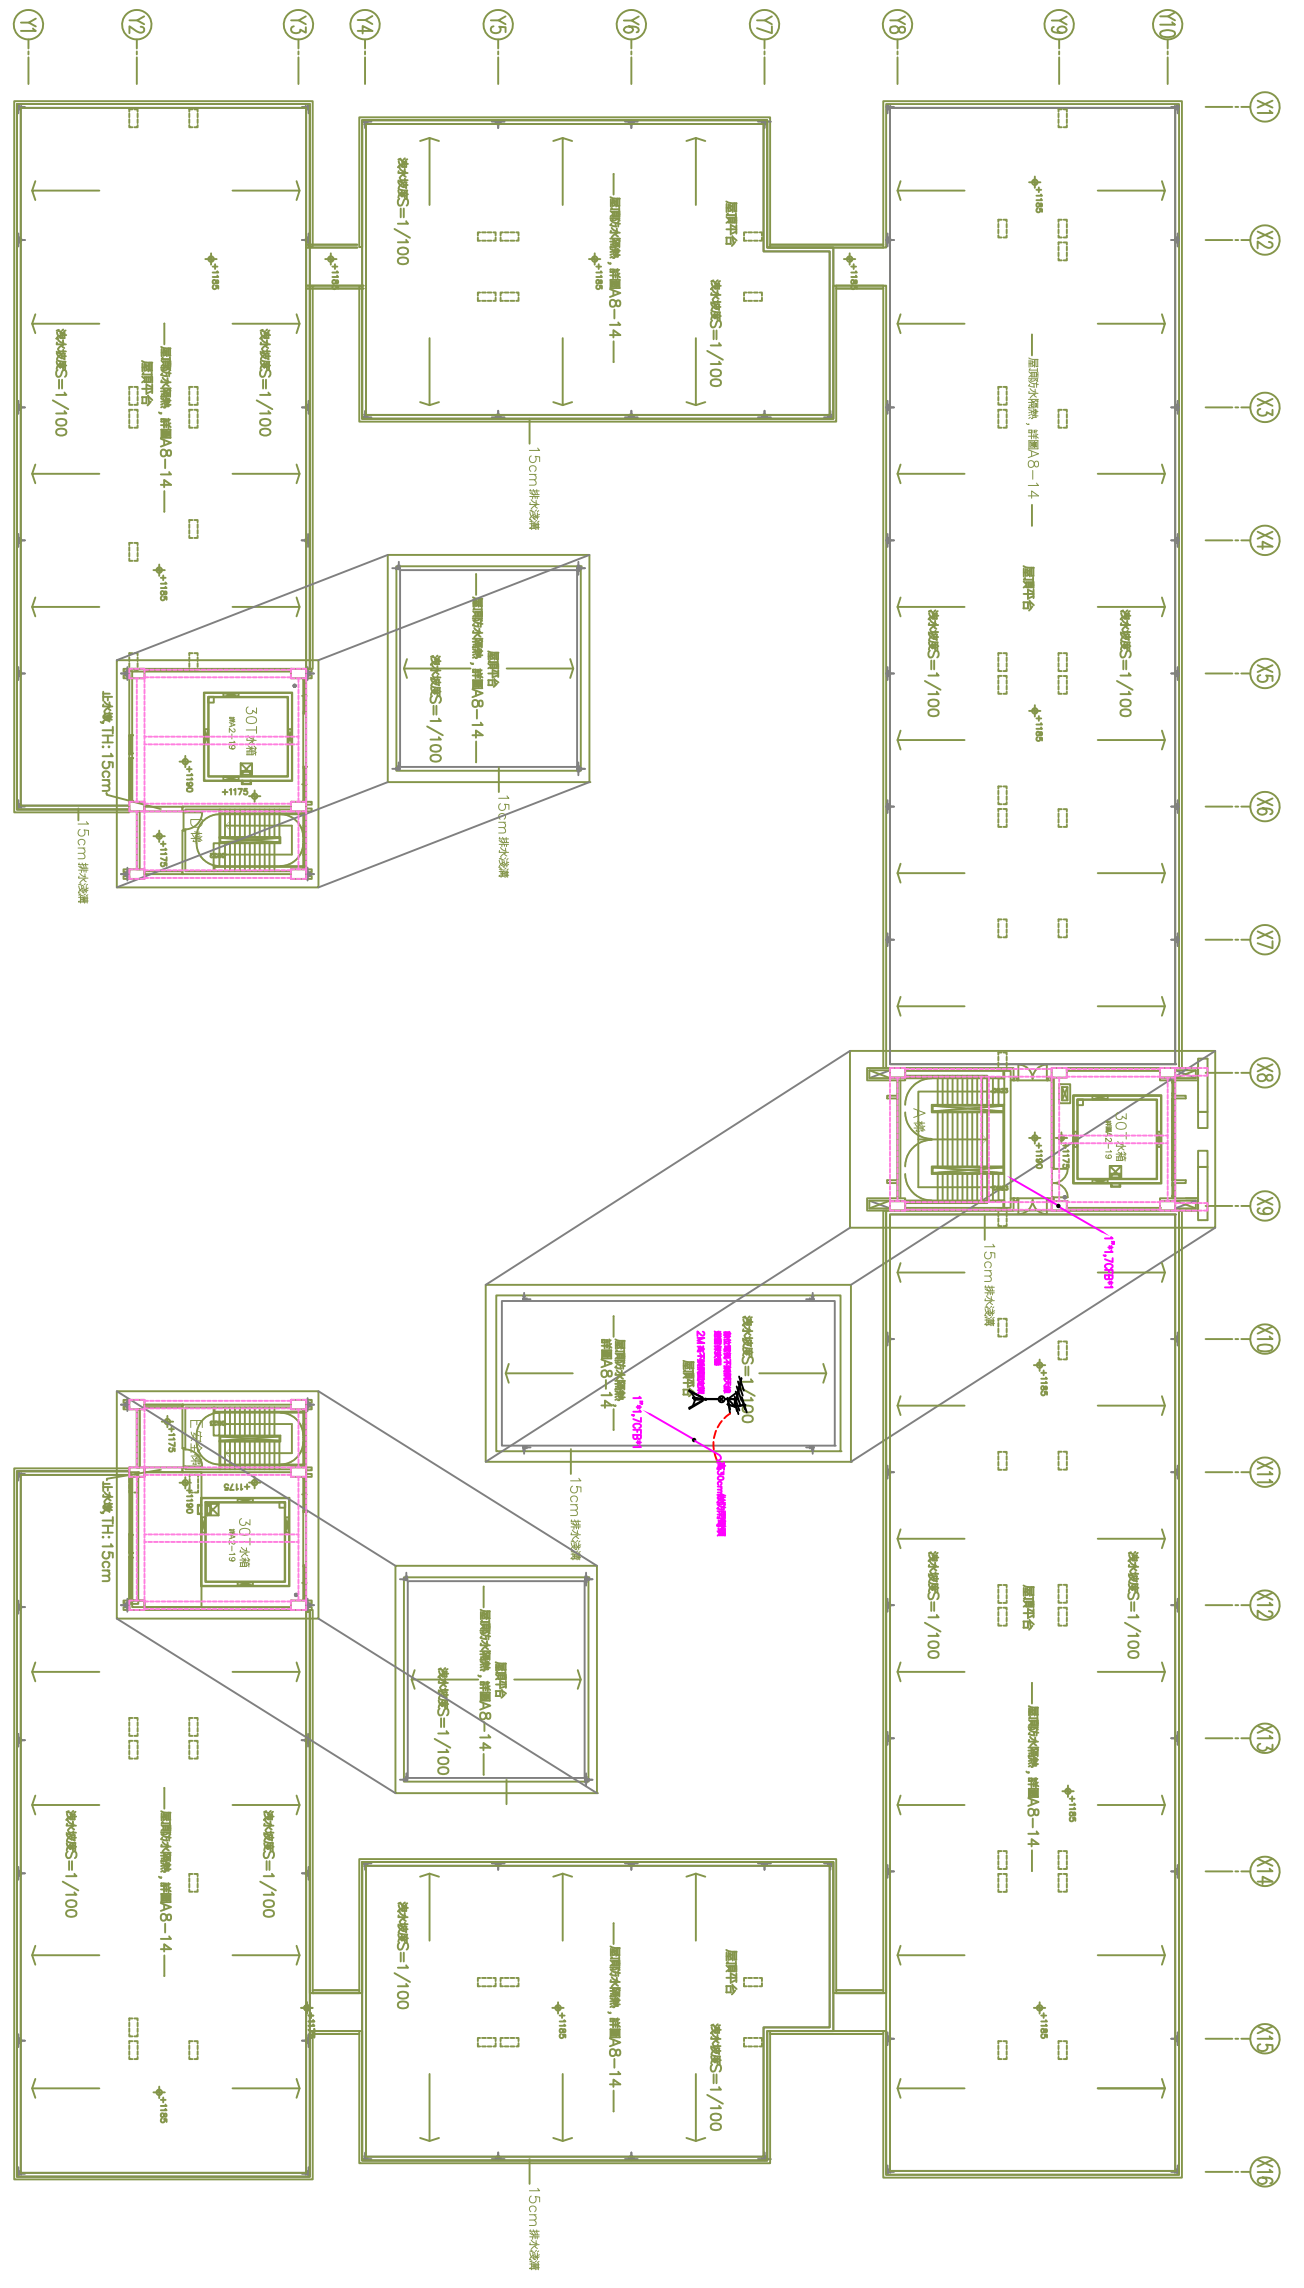

綜合大樓屋突一層電話、網路、電視平面配置圖
A1:1/200
A3:1/400
註：弱電管線路由頂板接至線槽，弱電線路由線槽接至弱電箱體。

國防部軍備局工程營產中心 育勤營區第二階段新建統包工程	專管團隊	亞新工程顧問股份有限公司 簽署/日期	吳嘉羽建築師事務所 簽署/日期	統包團隊	鑫城營造有限公司 簽署/日期	天汗工程股份有限公司 簽署/日期	川菱工業股份有限公司 簽署/日期	馮別維建築師事務所 簽署/日期	作業階段 (細部設計第四階段)	圖名 綜合大樓 屋突一層電話、網路、電視 平面配置圖	核准	日期
										繪圖 張欽		
										設計 張欽		圖號 EA-13