
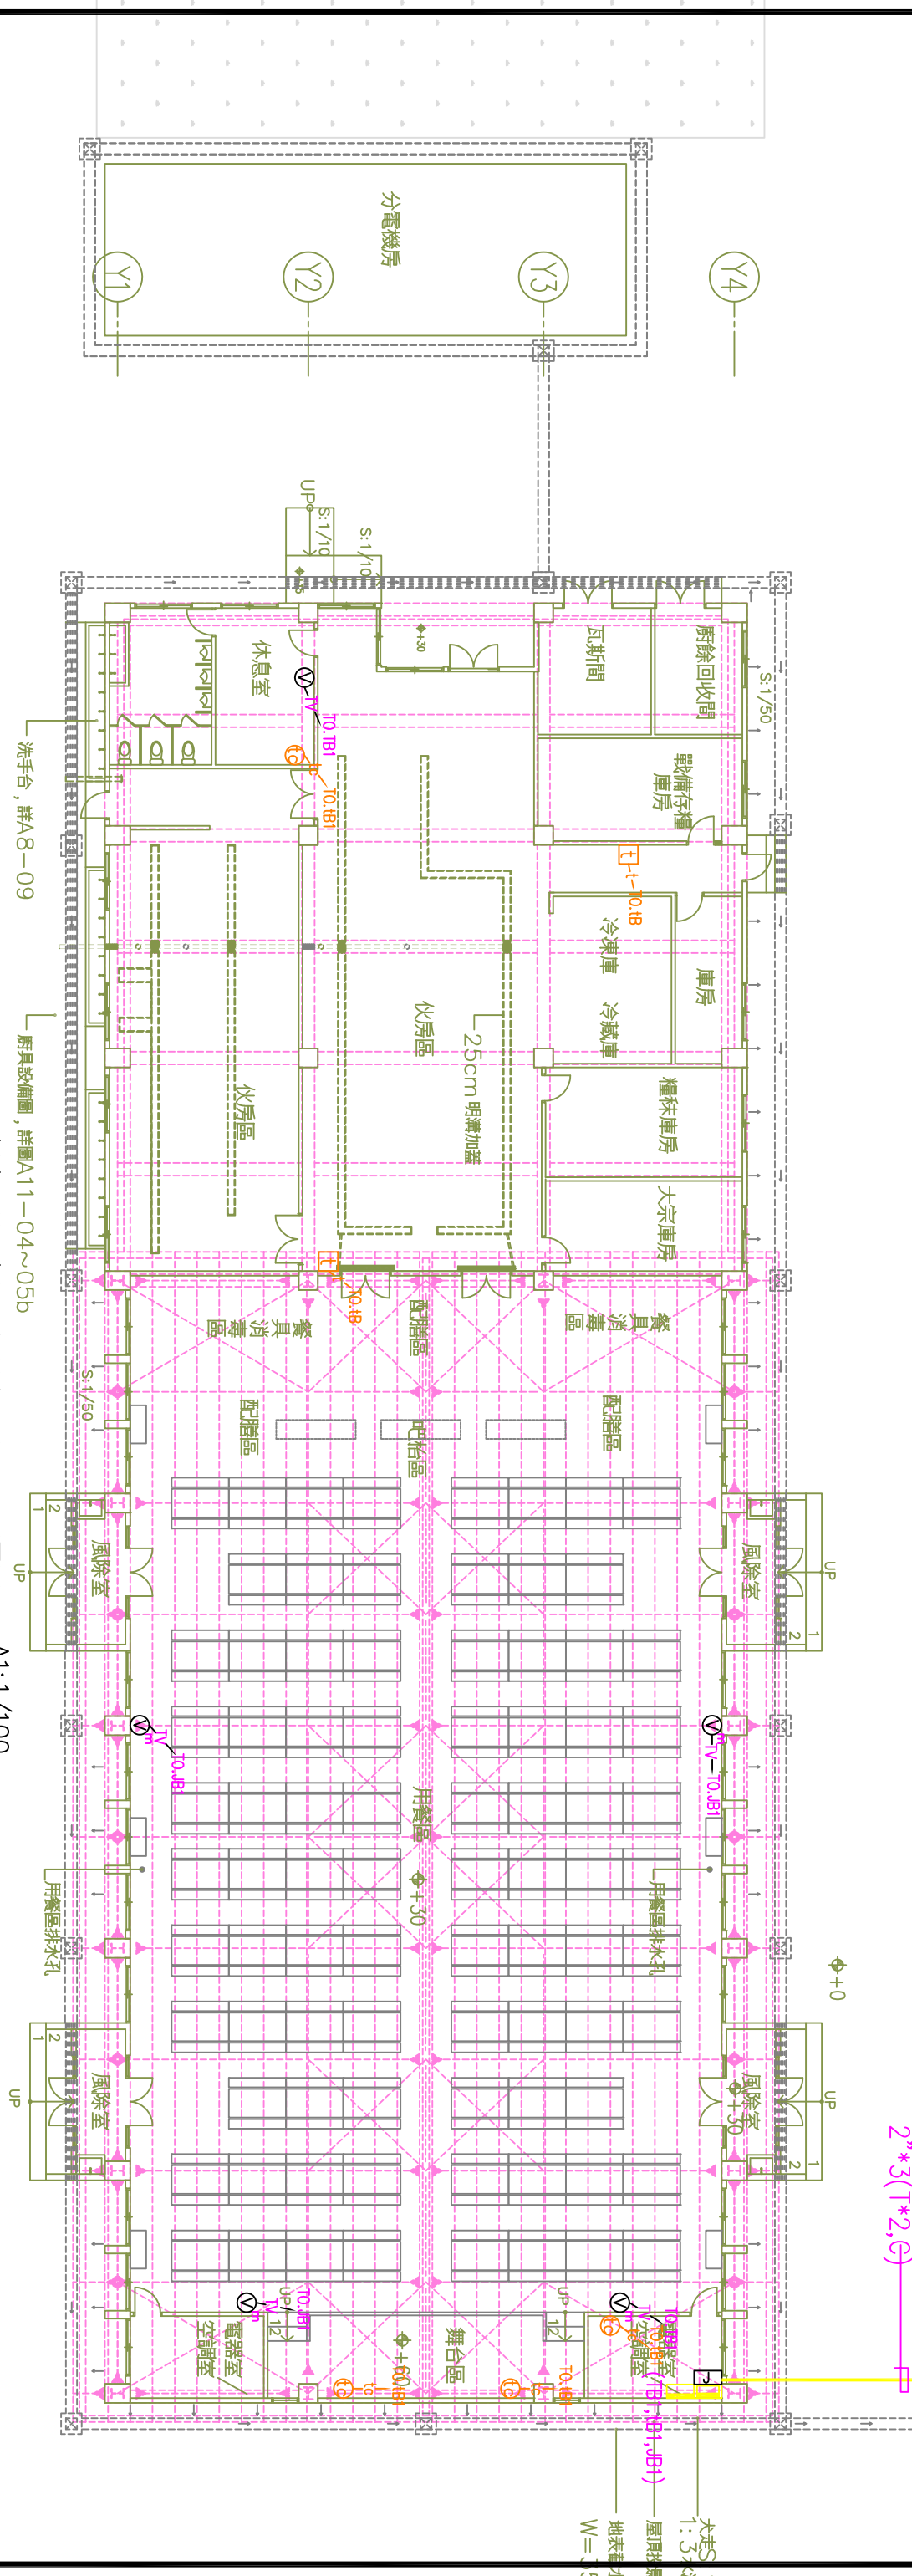


餐廳 電話 網路 電視器具數量表

圖例	名稱	小計
	局線電話主結線箱	1
	軍線電話主結線箱	1
	弱電結線箱	1
	(軍線) 電話出線匣 (壁掛型)	2
	(軍線軍網) 電話 資訊出線匣	4
	電視插座 (附蓋板)	1
	電視插座 (附蓋板) (m=板下30cm)	4

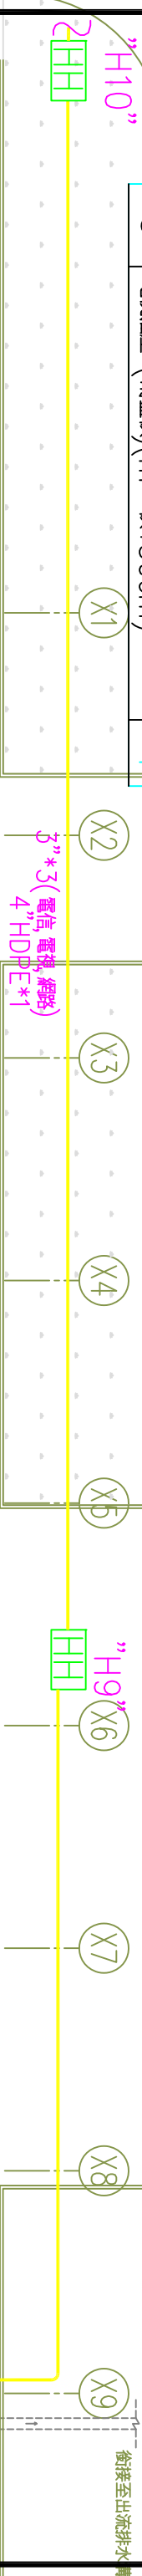

餐廳大樓一層電話、網路、電視平面配置圖
A1: 1/100
A3: 1/200

國防部軍備局工程營產中心 育勳營區第二階段新建統包工程	專案團隊	亞新工程顧問股份有限公司 簽署/日期	吳嘉翔建築師事務所 簽署/日期	統包團隊	鑫城營造有限公司 簽署/日期	天升工程股份有限公司 簽署/日期	川菱工業股份有限公司 簽署/日期	馬則維建築師事務所 簽署/日期	作業階段 (細部設計第四階段)	圖名 餐廳大樓 一層電話、網路、電視平面配置圖	校核 日期	繪圖 日期	設計 圖號 EA-14
--------------------------------	------	-----------------------	--------------------	------	-------------------	---------------------	---------------------	--------------------	-----------------	-------------------------------	----------	----------	----------------