


餐廳 監視 保全 門禁 監控器具數量表

圖例	名稱	小計
□	弱電主結線箱	1
Ⓡ	閃光警報喇叭	1
□	緊急求救按鈕	3
📷	紅外線高畫質數位網路攝影機	6
Ⓞ	瓦斯偵測器	2
R	感應式門禁讀卡機出線口(附蓋板)	1
Ⓚ	電鎖出線口(附蓋板)(斷電開門型)	1
Ⓟ	接觸式開門按鈕出線口(附蓋板)	1

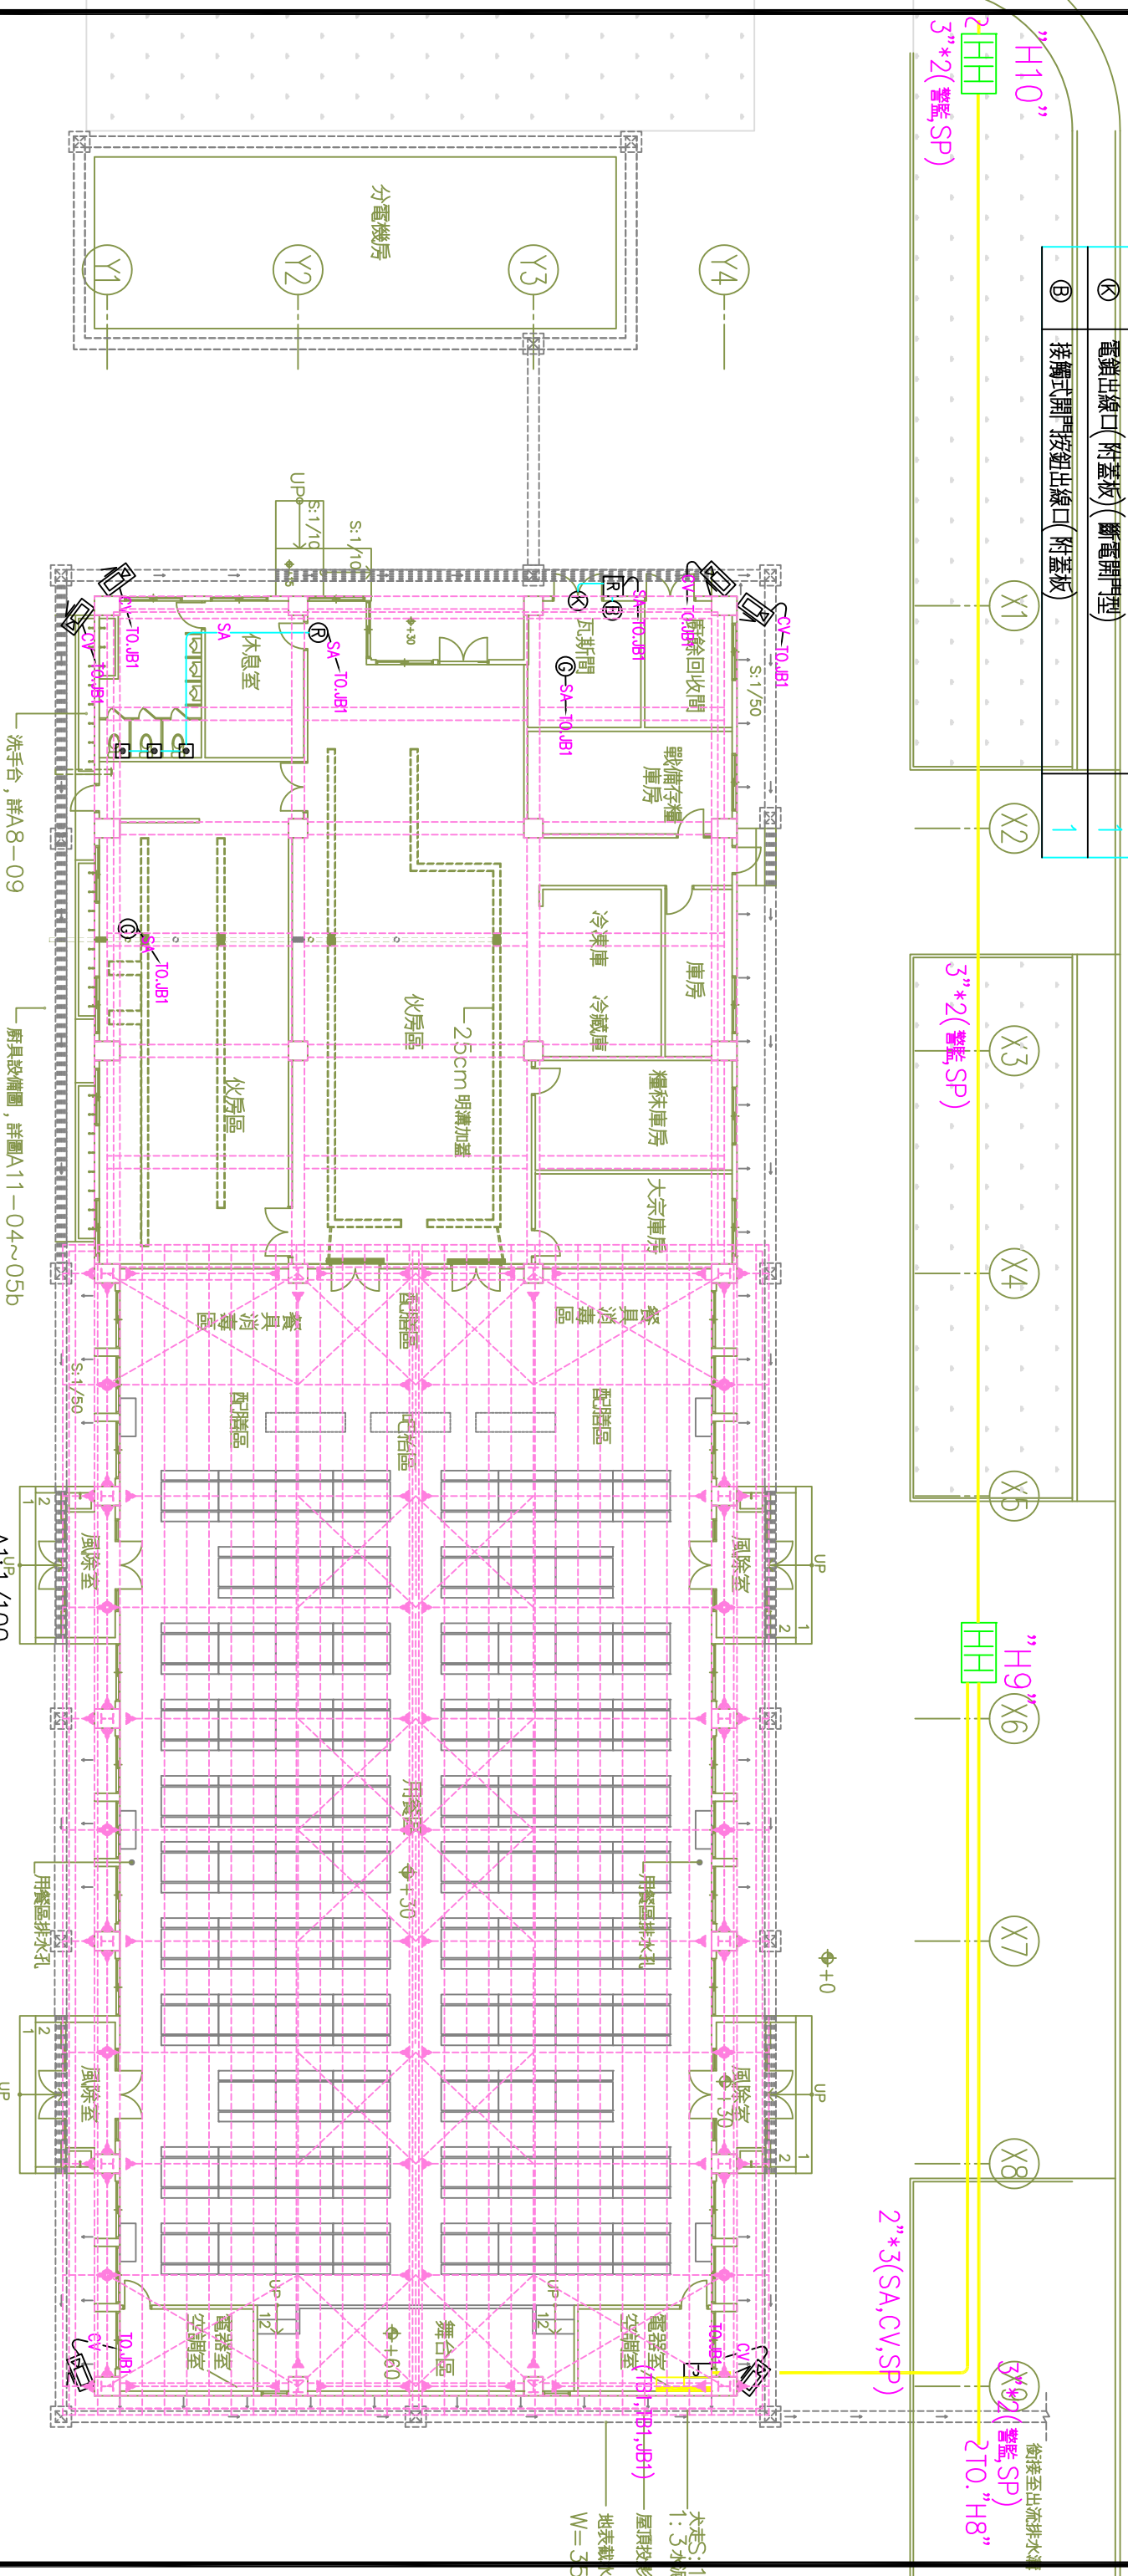

餐廳大樓一層監視 求救 監控系統平面配置圖  
 廚具設備圖，詳圖A11-04~05b  
 A1:1/100  
 A3:1/200

國防部軍備局工程營產中心 育勤營區第二階段新建統包工程	專案團隊	亞新工程顧問股份有限公司 簽署/日期	吳嘉翔建築師事務所 簽署/日期	統包團隊	鑫城營造有限公司 簽署/日期	天汗工程股份有限公司 簽署/日期	川菱工業股份有限公司 簽署/日期	馮別維建築師事務所 簽署/日期	作業階段 (細部設計第四階段)	圖名 餐廳大樓 一層監視 求救 監控系統平面配置圖	核准 日期	設計 日期
--------------------------------	------	-----------------------	--------------------	------	-------------------	---------------------	---------------------	--------------------	-----------------	---------------------------------	----------	----------

張號	圖號 EA-23
----	----------