


橋梁營二級廠 1F 監視 保全 門禁 監控器具數量表		
圖例	名稱	小計
□	弱電主結線箱	1
Ⓡ	閃光警報喇叭	1
Ⓢ	緊急求救按鈕	4
📷	紅外線高畫質數位網路攝影機	7
R	感應式門禁讀卡機出線口(附蓋板)	1
Ⓚ	電鎖出線口(附蓋板)(斷電開門型)	1
Ⓛ	接觸式開門按鈕出線口(附蓋板)	1

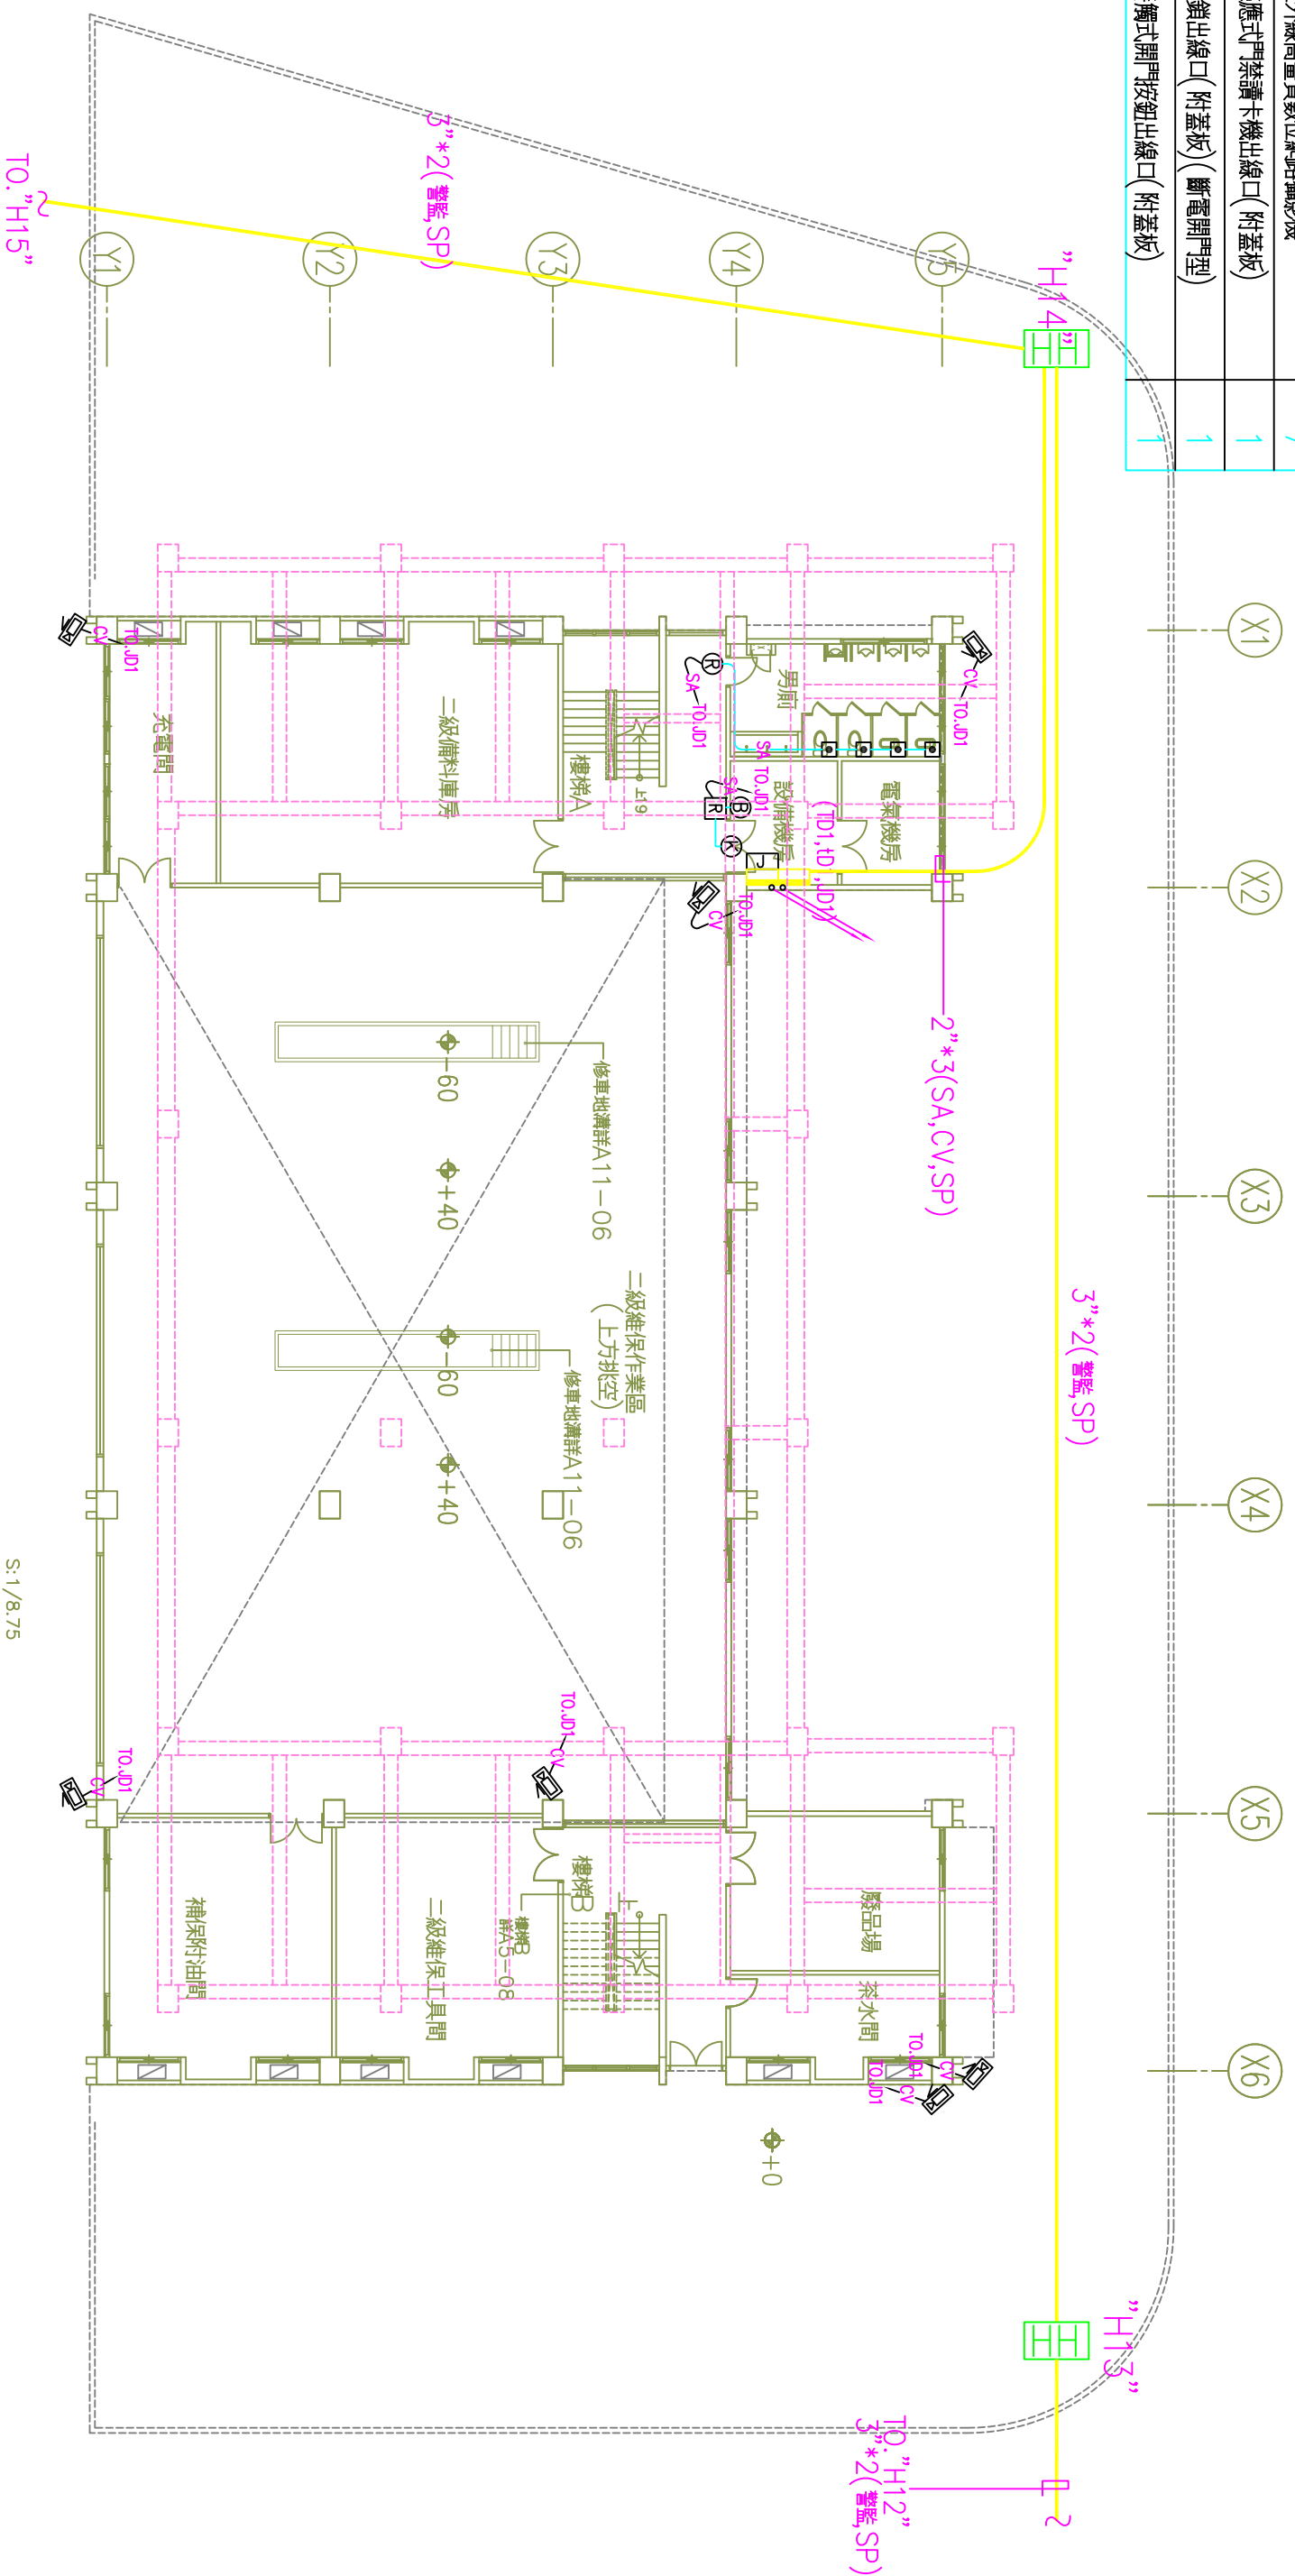

橋梁營二級廠一層監視、求救、監控系統平面配置圖

A1: 1/100  
A3: 1/200

S: 1/8.75

國防部軍備局工程營產中心 育勤營區第二階段新建統包工程	專案團隊	亞新工程顧問股份有限公司 簽署/日期	吳嘉翔建築師事務所 簽署/日期	統包團隊	鑫城營造有限公司 簽署/日期	天汗工程股份有限公司 簽署/日期	川菱工業股份有限公司 簽署/日期	馮別維建築師事務所 簽署/日期	作業階段 (細部設計第四階段)	圖名 橋梁營二級廠 一層監視、求救、監控系統平面配置圖	校核 張捷	日期
--------------------------------	------	-----------------------	--------------------	------	-------------------	---------------------	---------------------	--------------------	-----------------	-----------------------------------	----------	----

校核	日期
設計	日期
圖號 EA-26	