


分電機房 監視、保安門禁、監控器具數量表		
圖例	名稱	小計
□	弱電主結線箱	1
□	紅外線高畫質數位攝影機	4

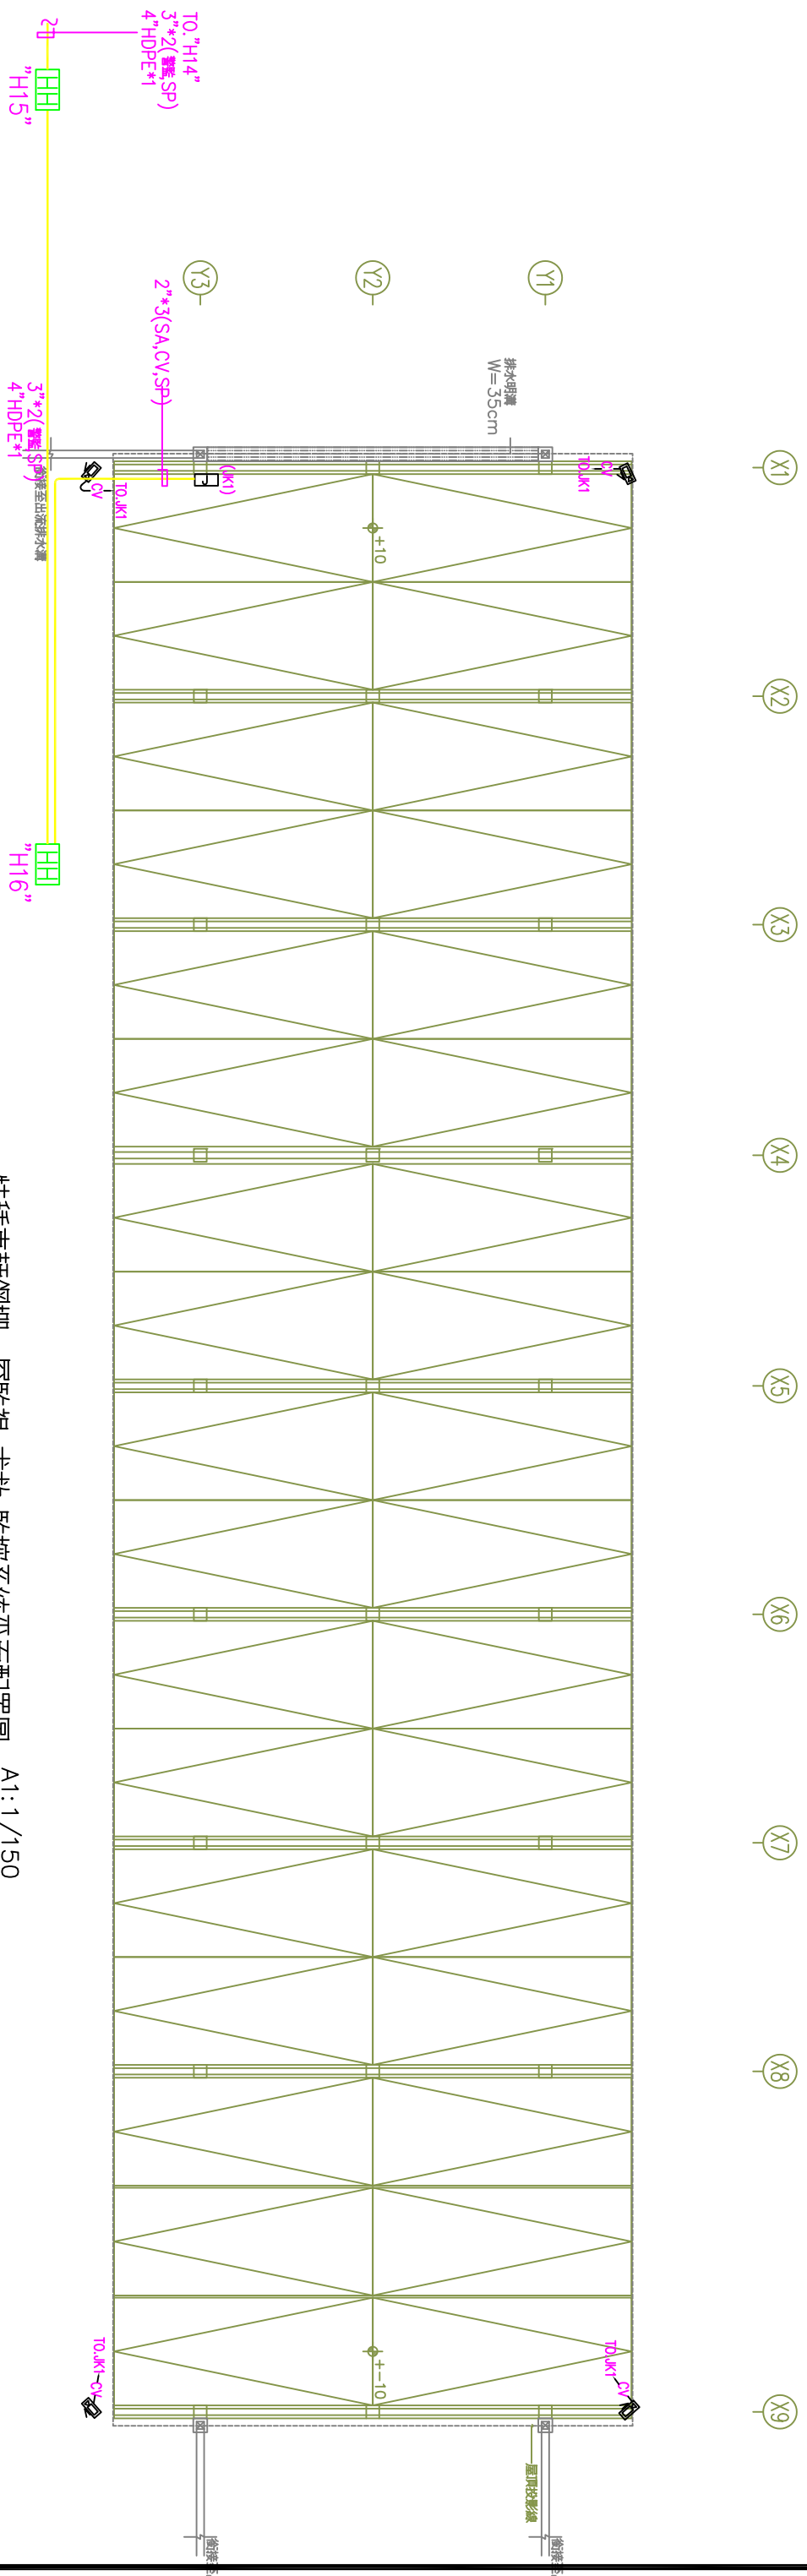

特種車輛鋼棚一層監視、求救、監控系統平面配置圖 A1: 1/150
A3: 1/300

國防部軍備局工程營產中心 奇勤營區第二階段新建統包工程	專案團隊	亞新工程顧問股份有限公司 簽署/日期	吳嘉初建築師事務所 簽署/日期	統包團隊	鑫城營造有限公司 簽署/日期	天洋工程股份有限公司 簽署/日期	川菱工業股份有限公司 簽署/日期	馮則維建築師事務所 簽署/日期	作業階段 (細部設計第四階段) 圖名 特種車輛鋼棚 一層監視、求救、監控系統平面配置圖	核准 校核 繪圖 張號	日期 設計 圖號 EA-30
--------------------------------	------	-----------------------	--------------------	------	-------------------	---------------------	---------------------	--------------------	--	----------------------	----------------------