


圖例	名稱	小計
□	弱電主控線箱	4
⊙	閃光警報喇叭	14
□	緊急求救按鈕	42
⊙	吸頂半球型高畫質數位攝影機	12
⊙	防入侵偵測器出線口(附蓋板)	10
⊙	機關緊急求救按鈕出線口(附蓋板)	12
⊙	影像對講機	2
□	30W L級戶外防水聲光喇叭出線口	6

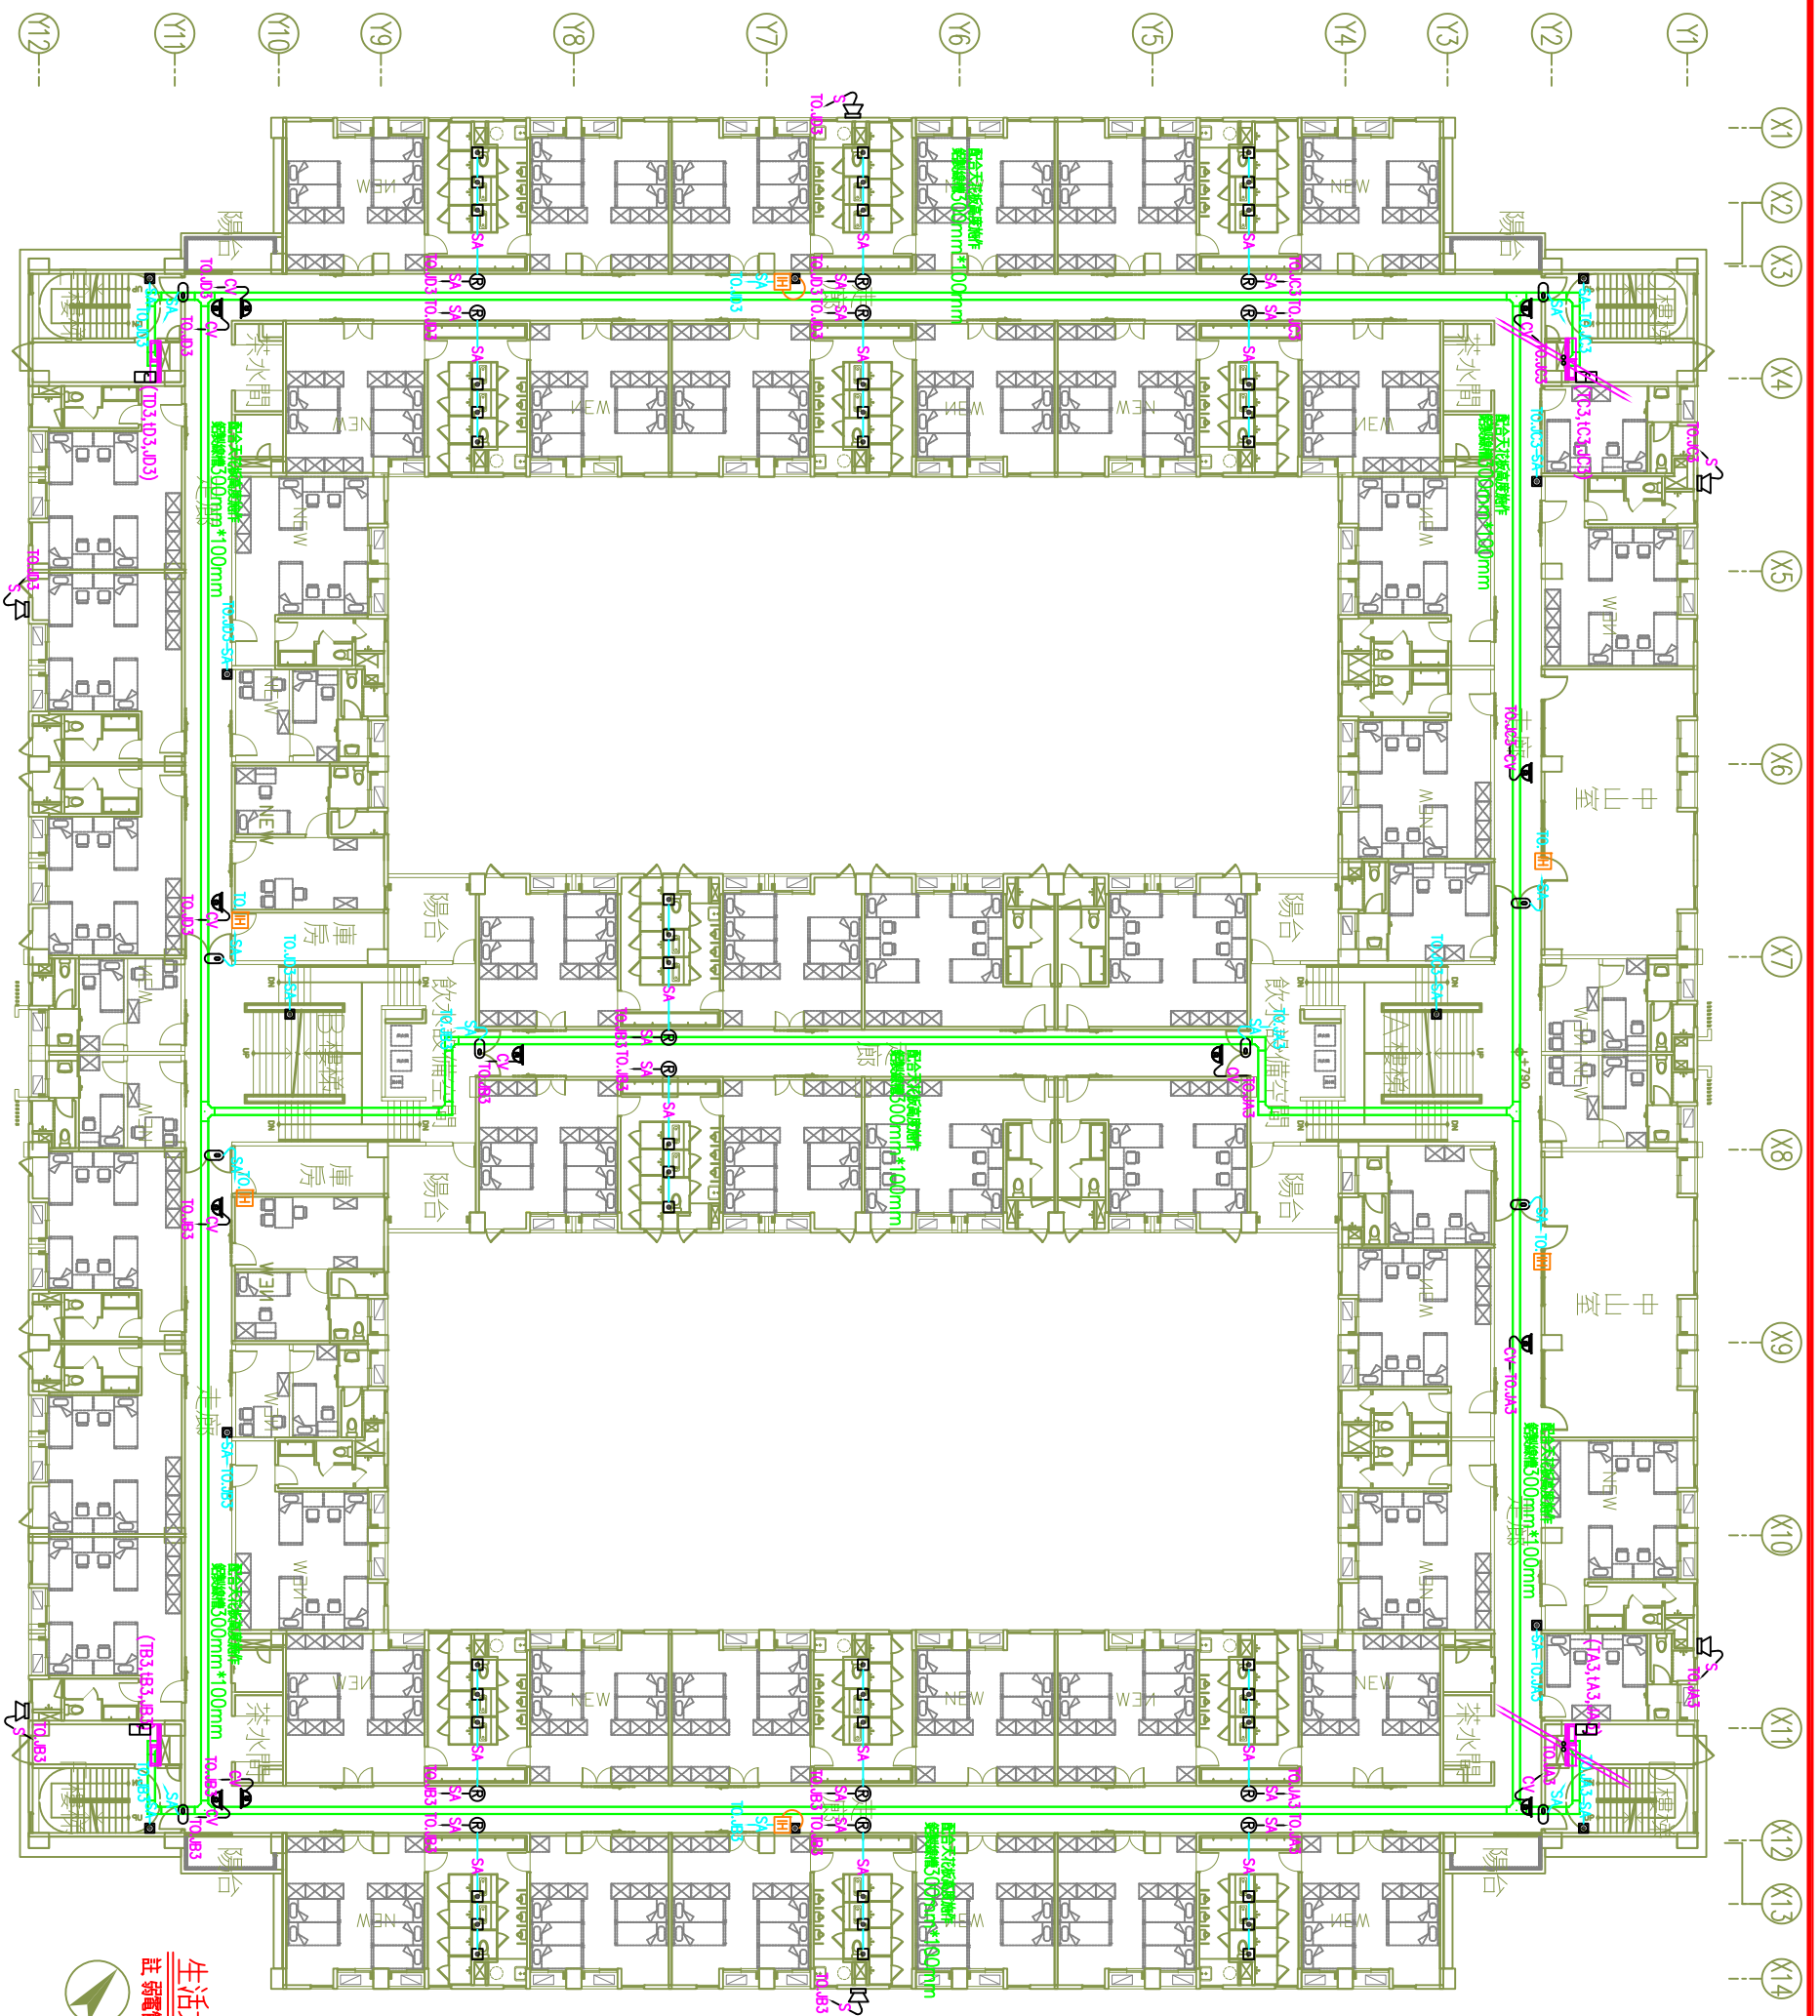

生活大樓三層監視 求救 監控系統配置圖
 A1:1/150
 A3:1/300
 註 弱電管線路由圖版接至線槽，弱電線路由線槽接至弱電箱體

工程名稱	陸軍第六軍團指揮部			專案管理	賈書恒/柏恩建築師事務所	統包團隊	國隆營造工程股份有限公司	簽章/日期	天汗工程股份有限公司	簽章/日期	川菱工業股份有限公司	簽章/日期	馮則維建築師事務所	簽章/日期	作業階段	第四階段細部設計	校核	日期
主辦機關	陸軍第六軍團指揮部			專案管理	賈書恒/柏恩建築師事務所	統包團隊	國隆營造工程股份有限公司	簽章/日期	天汗工程股份有限公司	簽章/日期	川菱工業股份有限公司	簽章/日期	馮則維建築師事務所	簽章/日期	作業階段	第四階段細部設計	校核	日期
工程名稱	凌雲崗營區新建統包工程			主辦機關	陸軍第六軍團指揮部	專案管理	賈書恒/柏恩建築師事務所	統包團隊	國隆營造工程股份有限公司	簽章/日期	天汗工程股份有限公司	簽章/日期	川菱工業股份有限公司	簽章/日期	作業階段	第四階段細部設計	校核	日期
圖名	生活大樓三層監視 求救 監控系統配置圖			繪圖	張悅	設計	張悅	圖號	EA-19									