


| 全區 監視 保全 門禁 監控器具數量表 | |
|---------------------|---------------------|
| 圖例 | 名稱 |
| 田 | 電話手孔 (120*60*140CM) |
| | 小計 |
| | 7 |

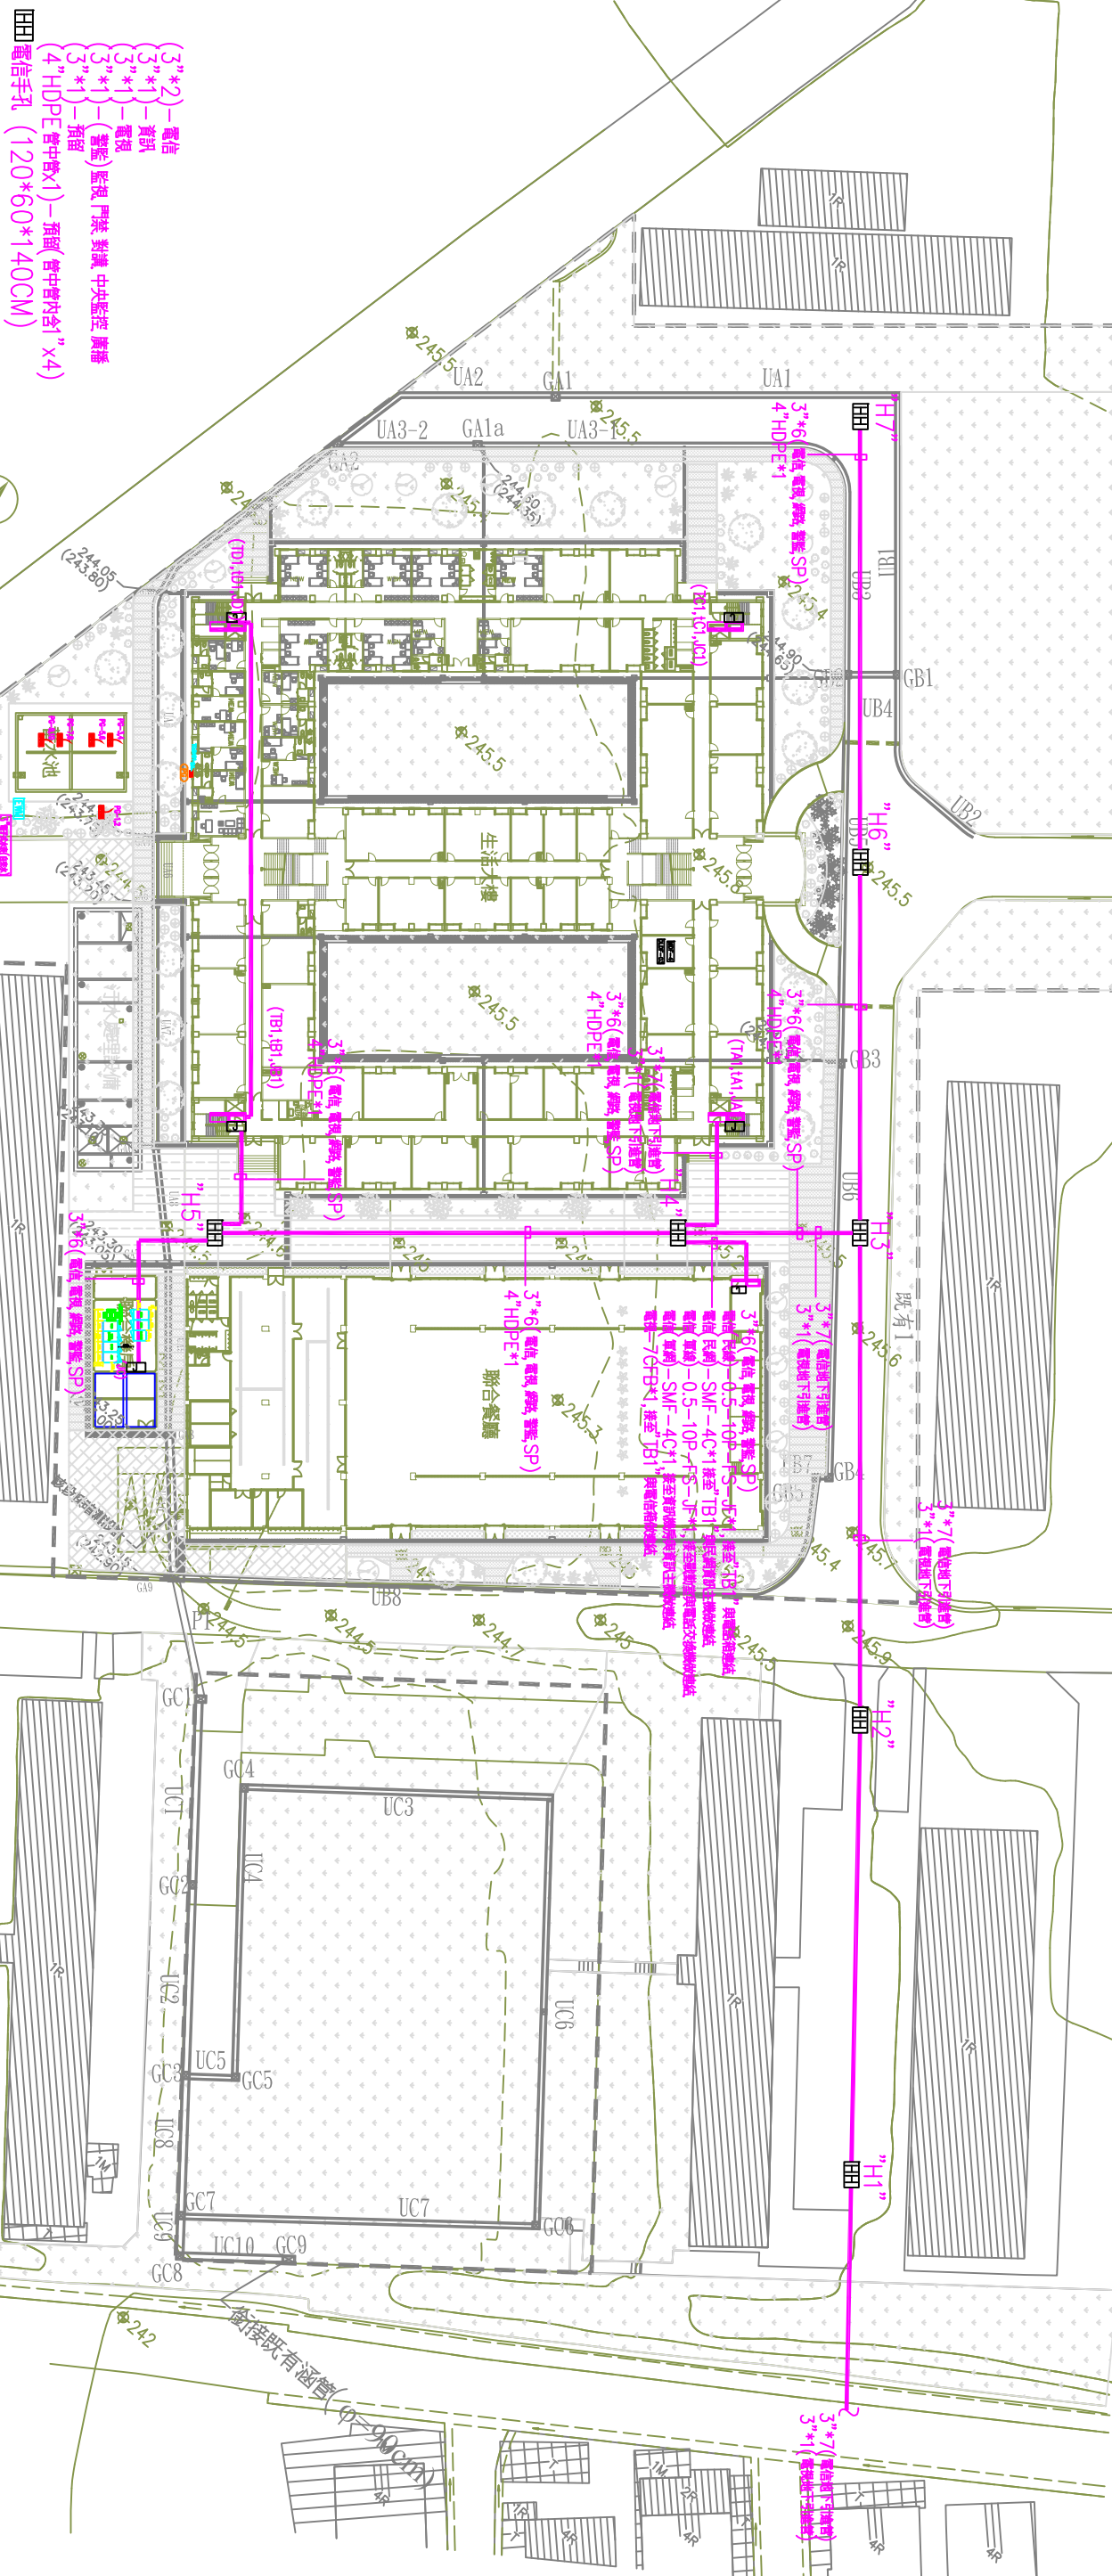

全區弱電平面圖

SCALE:A3-1/800,A1-1/400,UNIT : cm

- (3*2)- 電話
- (3*1)- 資訊
- (3*1)- 電視
- (3*1)- (警監) 監視 門禁 對講 中央監控 廣播
- (3*1)- 預留
- (4*HDPe管中管x1)- 預留(管中管內含1"x4)
- 田 電話手孔 (120*60*140CM)

| | | |
|------|-----------|-----------|
| 工程名稱 | 陸軍第六軍團指揮部 | |
| 主辦機關 | 專案管理 | 統包團隊 |
| 設計單位 | 陸軍第六軍團指揮部 | 陸軍第六軍團指揮部 |
| 設計日期 | 陸軍第六軍團指揮部 | 陸軍第六軍團指揮部 |
| 圖名 | 全區弱電平面圖 | |
| 校核 | 日期 | 日期 |
| 繪圖 | 設計 | 設計 |
| 張數 | 圖號 | 圖號 |
| | EA-10 | |

凌雲崗營區新建統包工程

陸軍第六軍團指揮部

專案管理

統包團隊

國隆營造工程股份有限公司
簽章/日期

大江工程股份有限公司
簽章/日期

川製工業股份有限公司
簽章/日期

為利維建築師事務所
簽章/日期